


Ø100 mm
I=2.0%
A REDE
COLETORA
MUNICIPAL

PLANTA BAIXA
ESCALA 1:50

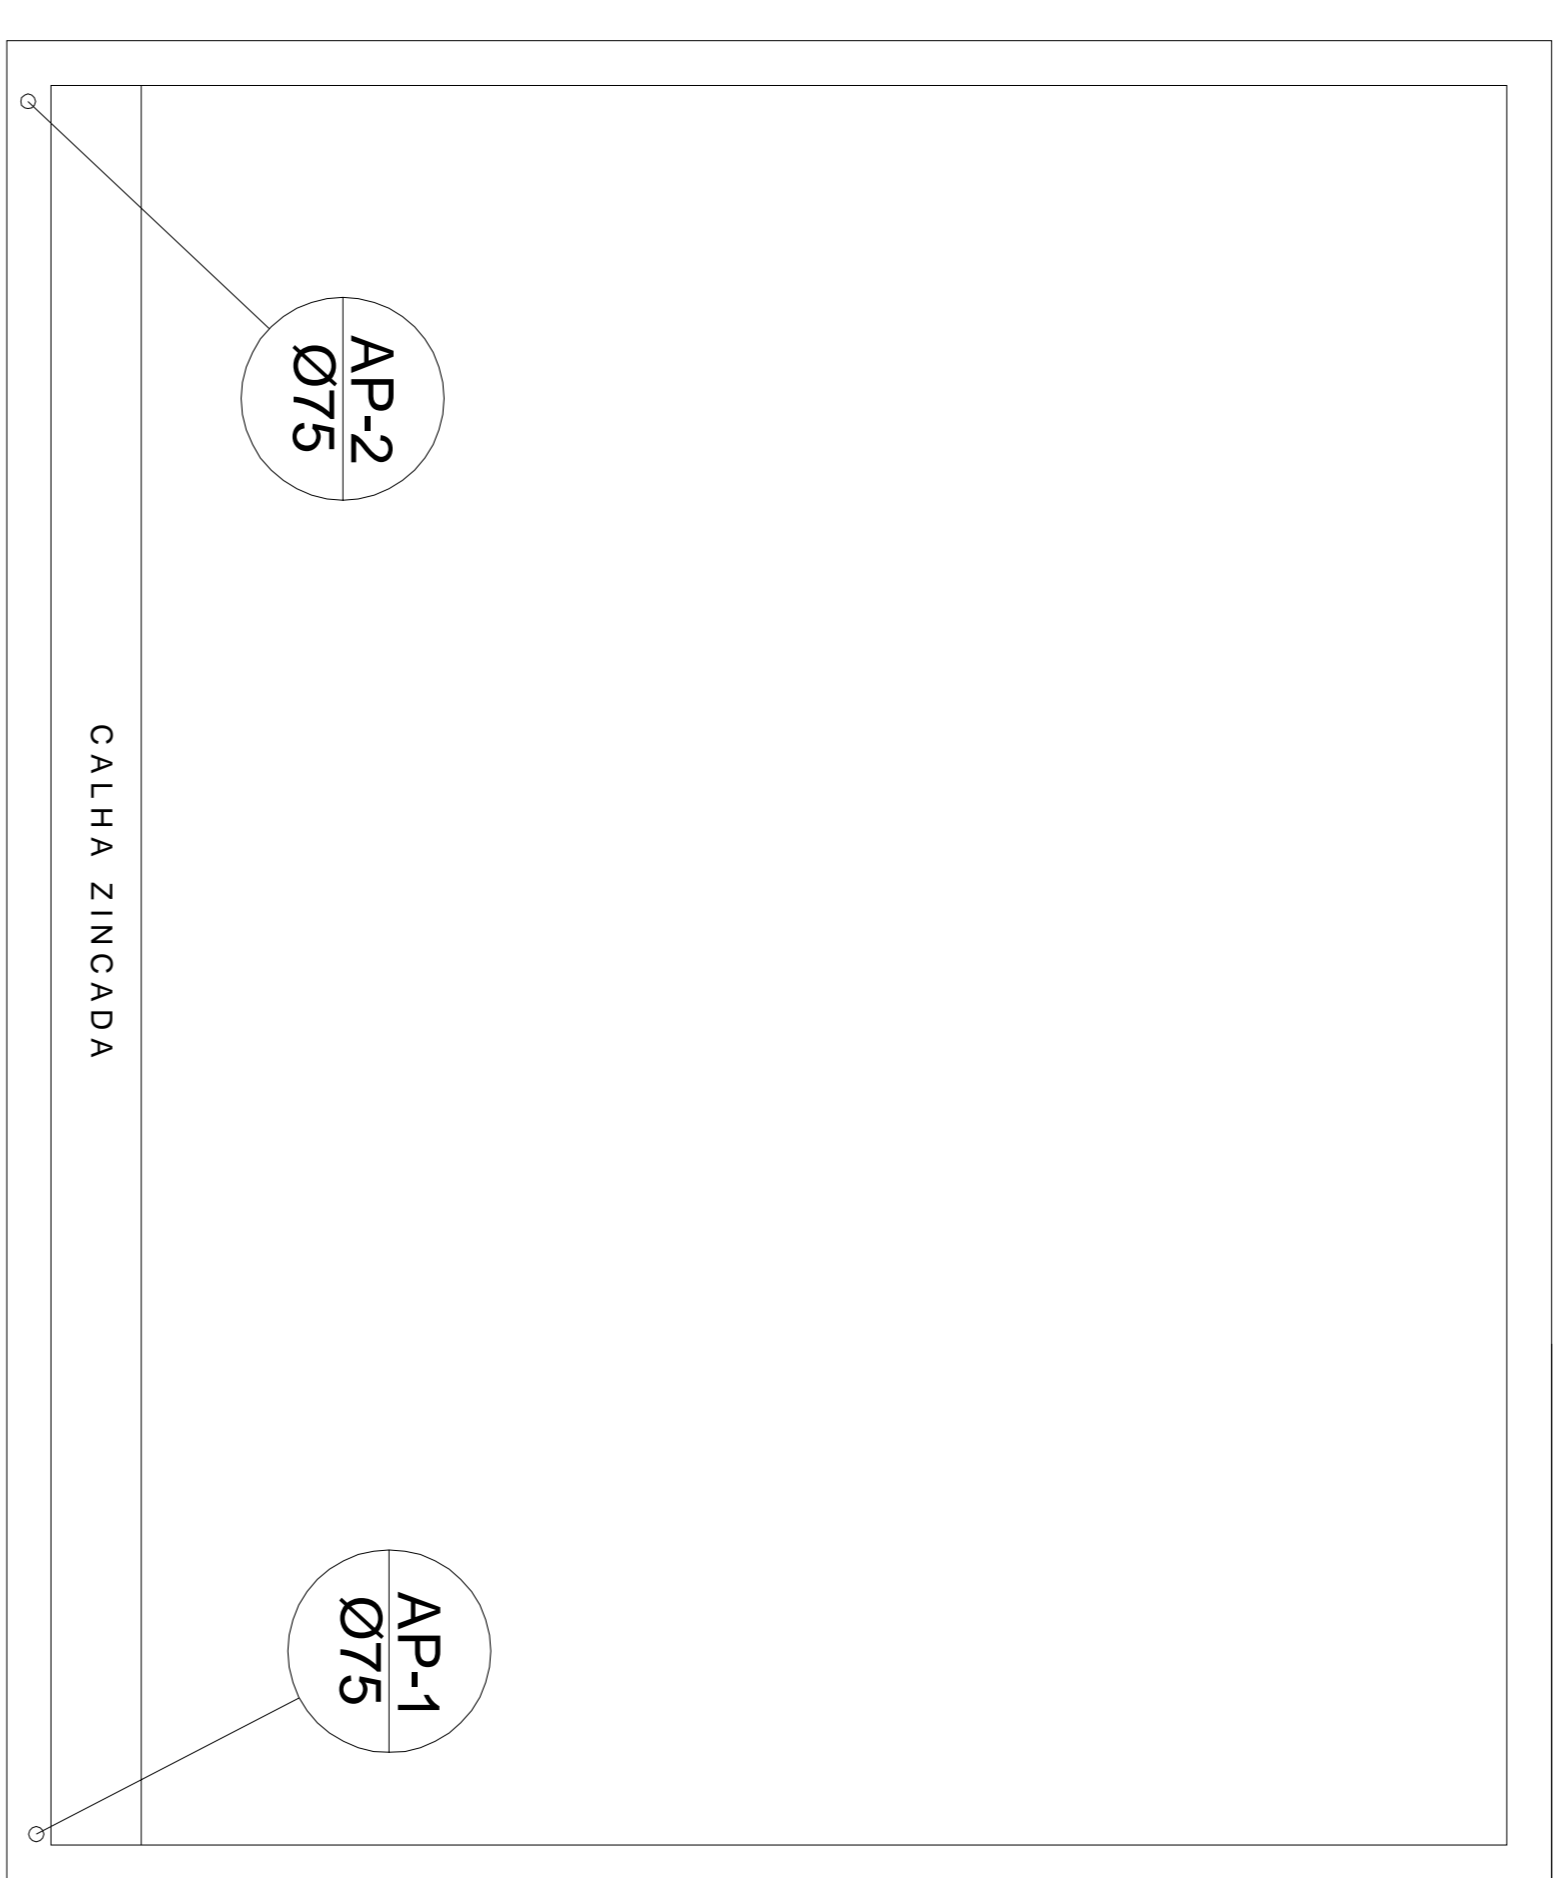

COBERTURA
ESCALA 1:50

Legenda	
	Caixa Sifonada
	Caixas de Areia (Inspeção)
	Joelho 45°
	Joelho 45° Serie R
	Joelho 90°
	Joelho 90°-coluna
	Joelho 90° Serie R
	Joelho 90° Serie R coluna
	Junção simples
	Luva simples Serie R
	Raios pluviais
	Te sanitário
	Te sanitário Série R
	Vaso Sanitário c/ 190°

PHIS - AGUA PLUVIAL

NOME DO EMPREENDIMENTO	FINALIDADE	ESPORTE
VESTIÁRIO DA QUADRA DO BAIRRO DOM ANTONIO		
ENDERECO	CONTENIDO	
BAIRRO DOM ANTONIO	PLANTA BAIXA, DETALHES	
ITAPERERICA - MG		
PROPRIETARIO	CPF:	
	18.308.742/0001-44	
PREFEITURA MUNICIPAL DE ITAPERERICA - MG	CREA/MG	FOLHA
	160472/D	01/01
R.1:		
SERGEIO AUGUSTO LOBO - ENGENHEIRO CIVIL		