



PLANTA BAIXA  
escala 1: 50

- LEGENDA
- ◀ ALIMENTADOR PREDIAL
  - ◀ HIDRÔMETRO
  - ◀ REGISTRO DE GAVETA
  - ◀ REGISTRO DE PRESSÃO


LV - LAVATÓRIO	09
CH - CHUVEIRO	19
REGISTRO DE GAVETA	07
REGISTRO DE PRESSÃO	02
VÁVULA DE DESCARGA	03

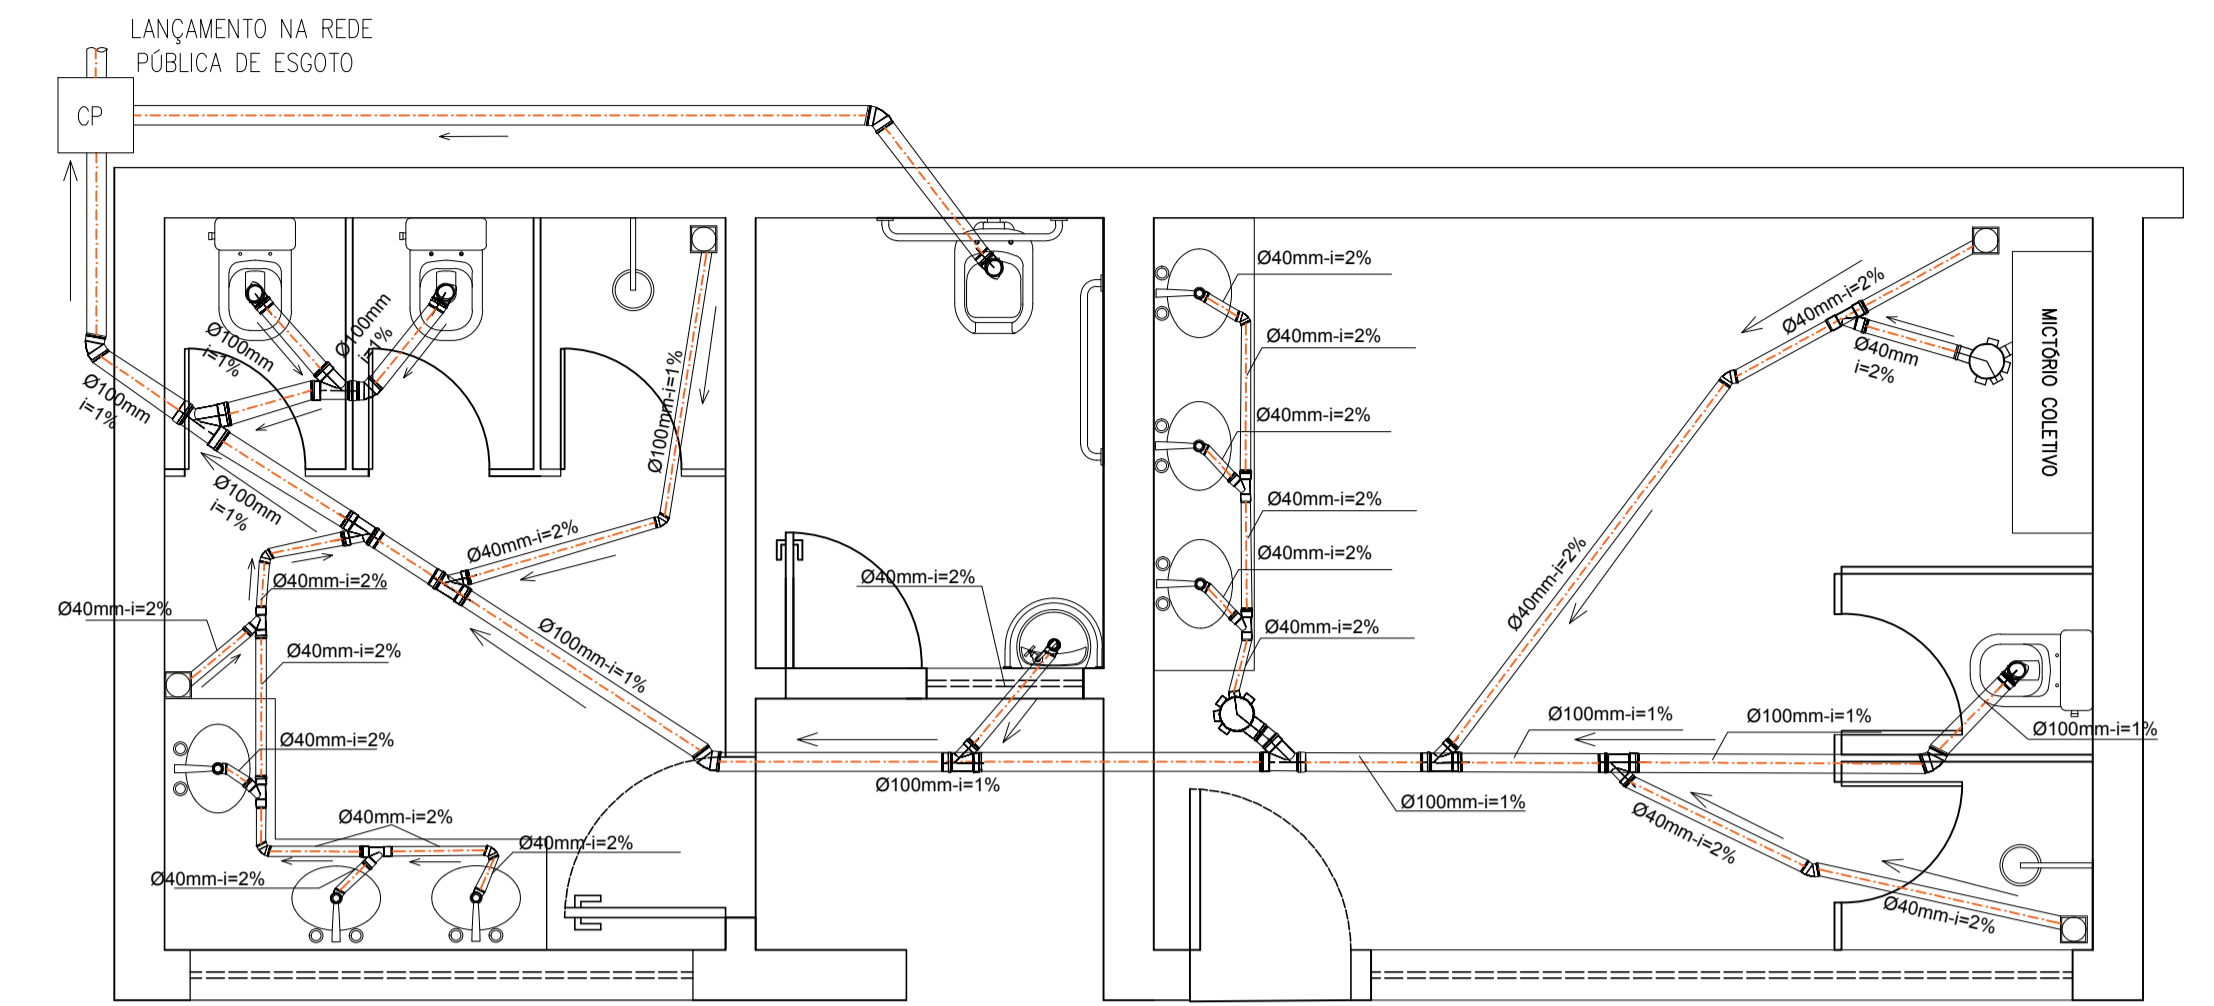

PLANTA BAIXA  
escala 1: 50

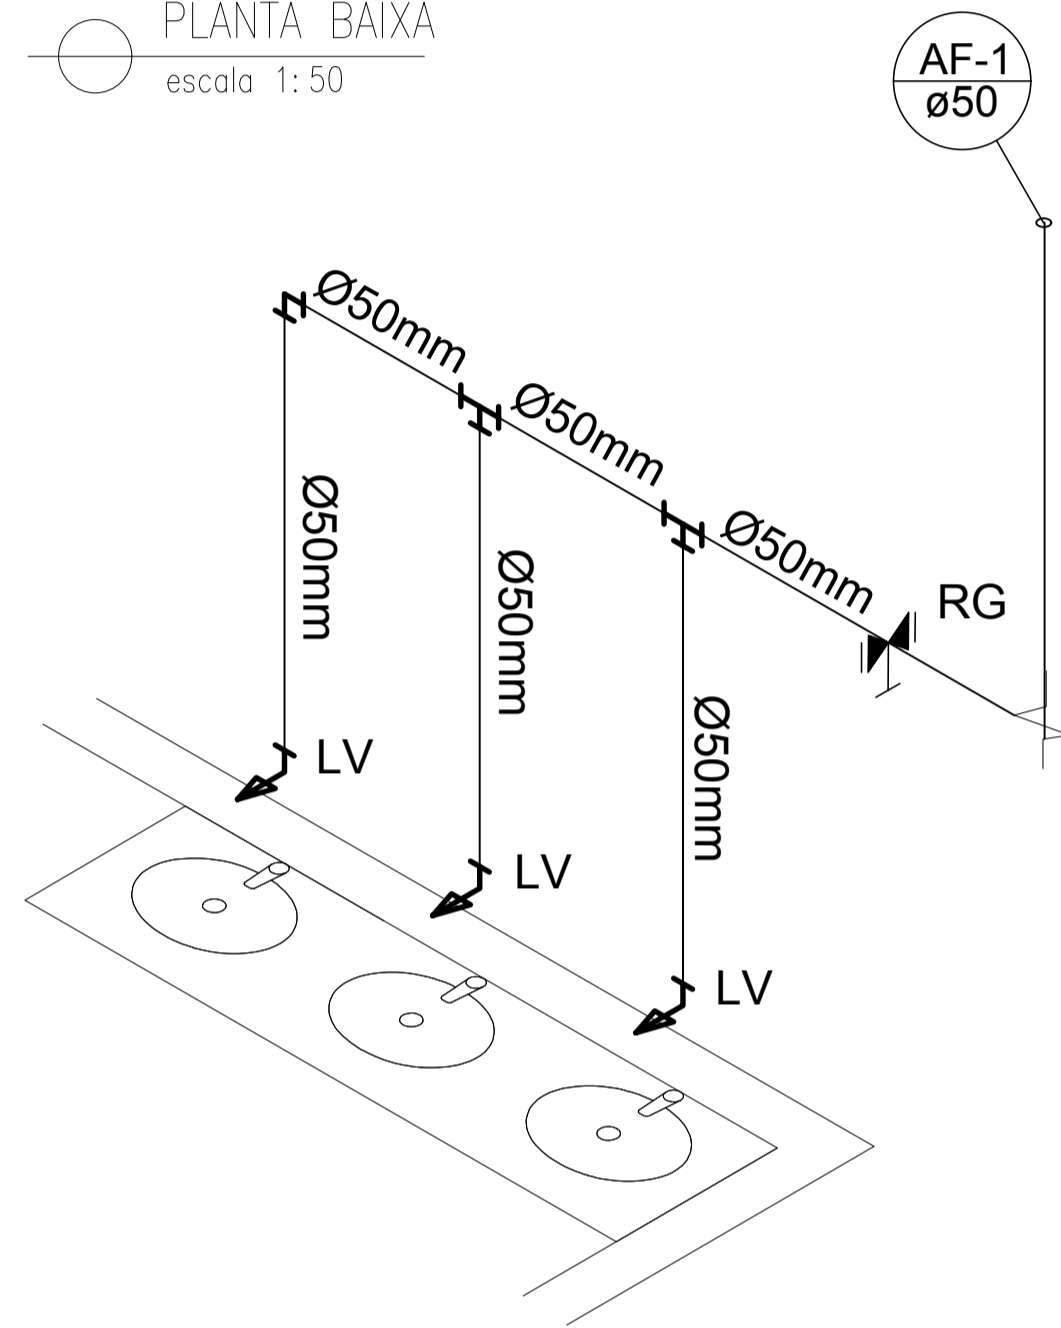

DETALHE 03

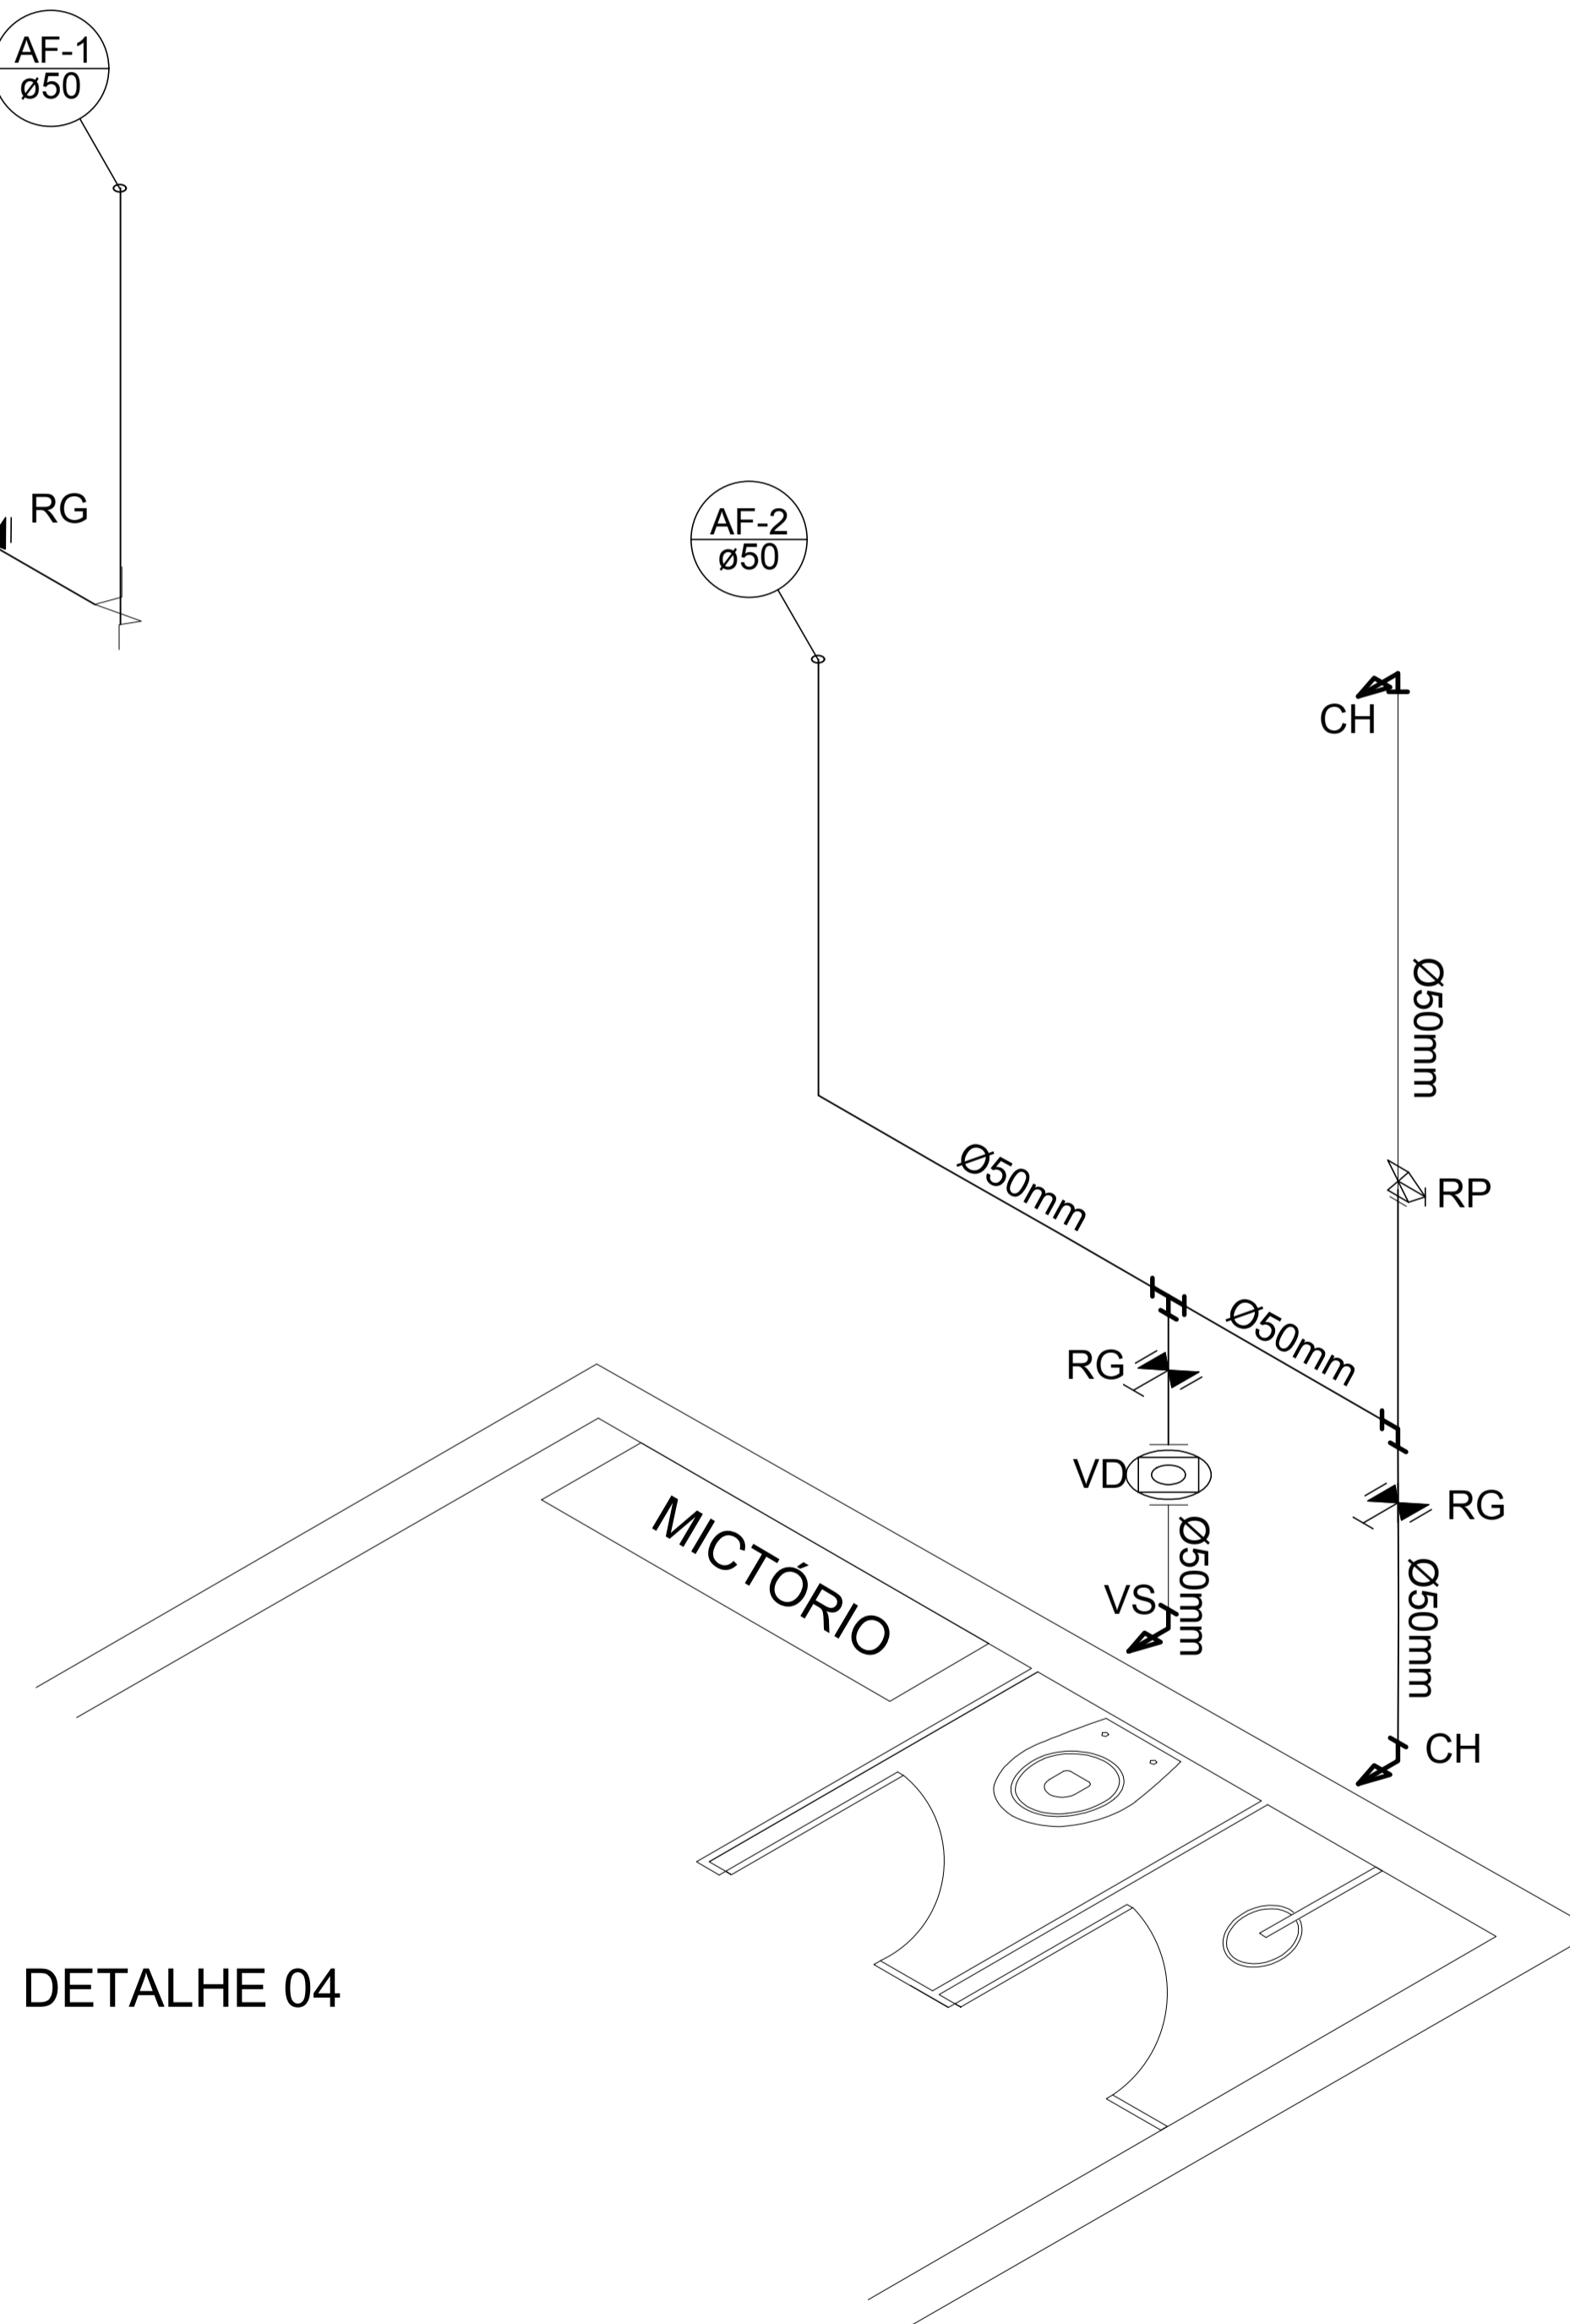

DETALHE 04

PROPRIETÁRIO: PREFEITURA MUNICIPAL DE ITAPEKERICA 18.308.742/0001-44  
CNPJ

RESPONSÁVEL TÉCNICO: ADRIANA COSTA FONSECA 201.544/D  
CREA

TÍTULO: PROJETO EXECUTIVO HIDROSSANITÁRIO  
REFORMA DO CENTRO POLIESPORTIVO DE MARILÂNDIA  
"MÁRIO ANTÔNIO CASSIANO"

CONTÉM:  
- PLANTA BAIXA;  
- DETALHES E NOTAS.

 <b>Eficaz</b> Engenharia	ENDEREÇO: RUA AMÉRICO VESPÓCIO, s/n - DISTRITO DE MARILÂNDIA - ITAPEKERICA - MG	LOTE -	ÁREAS:
		QUADRA -	ÁREA CONSTRUÍDA 741,09m <sup>2</sup>
RICARDO CANABRAVA (37)99932 78 02	DATA: MAIO/2018	ESCALA: INDICADA	FOLHA: <b>02/02</b>