


PLANTA BAIXA
escala 1: 50

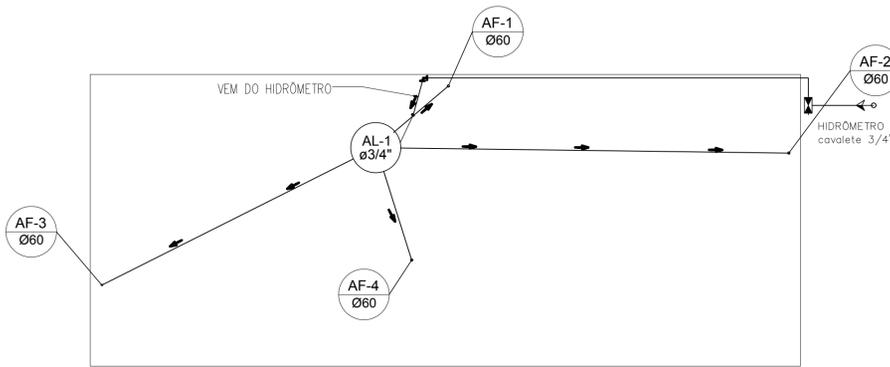


PLANTA DE COBERTURA
escala 1: 50

LEGENDA


- ALIMENTADOR PREDIAL
- HIDRÔMETRO
- REGISTRO DE GAVETA
- REGISTRO DE PRESSÃO

- LV - LAVATÓRIO
- CH - CHUVEIRO
- VS - VASO SANITÁRIO

TE	09
JOELHO	19
REGISTRO DE GAVETA	07
REGISTRO DE PRESSÃO	02
VÁVULA DE DESCARGA	03

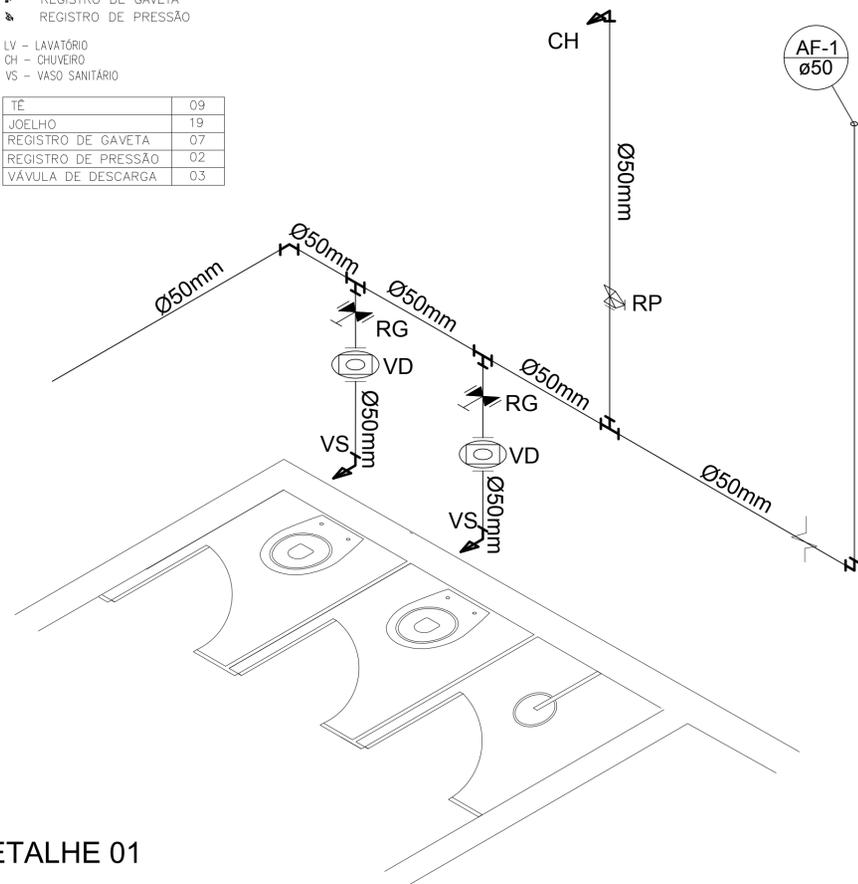

DETALHE 01

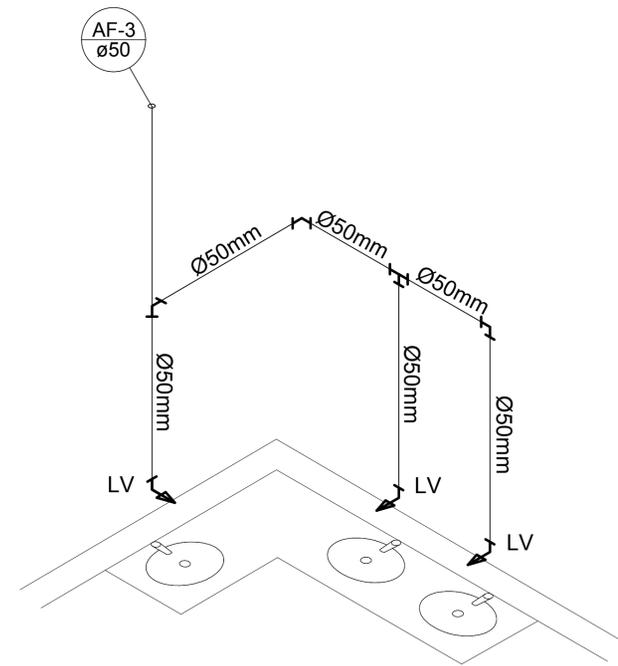

DETALHE 02

NOTAS

- TODOS OS TUBOS E CONEXÕES DA REDE DE ESGOTOS SANITÁRIOS SERÃO EM PVC RÍGIDO, SENDO QUE OS TUBOS COM DIÂMETROS DE ATÉ Ø100 mm SERÃO EM PVC TIPO ESGOTO, SÉRIE NORMAL E REFORÇADA, SOLDÁVEL E OS TUBOS E CONEXÕES COM DIÂMETROS A PARTIR DE Ø150 mm SERÃO EM PVC ESGOTO, SÉRIE REFORÇADA, COM ANEL DE BORRACHA;
- ADOTAR DECLIVIDADE MÍNIMA DE 2% PARA OS TUBOS COM DIÂMETROS ATÉ Ø75 mm E 1% PARA TUBOS COM DIÂMETROS ≥ Ø100 mm;
- NAS TUBULAÇÕES ENTERRADAS ADOTAR RECOBRIMENTO MÍNIMO DE 0,40 m NOS LOCAIS SEM TRÁFEGO DE VEÍCULOS E DE 0,60 m NOS LOCAIS SUJEITOS A TRÁFEGO DE VEÍCULOS LEVES, NAS TRAVESSIAS DE PISTAS DE TRÁFEGO DE VEÍCULOS PESSADOS ADOTAR RECOBRIMENTO MÍNIMO DE 0,90 m;

NENHUMA TUBULAÇÃO PODERÁ FICAR SOLIDÁRIA À ESTRUTURA DE CONCRETO; CASO SEJA PREVISTA ARAVESSIA DE TUBULAÇÕES NAS ESTRUTURAS DE CONCRETO, DEVERÃO SER DEIXADAS ABERTURAS TODOS SUFICIENTES NAS FORMAS ANTES DA CONCRETAGEM PARA PASSAGEM DE TUBULAÇÕES, EM QUALQUER CASO, O CALCULISTA ESTRUTURA DEVERÁ SER PREVIAMENTE CONSULTADO;

- OS DIÂMETROS SÃO COTADOS EM MILÍMETROS;
- ONDE HOUVER TUBULAÇÕES DE SÉRIE REFORÇADA AS CONEXÕES DE MESMO MATERIAL;
- TUBOS E CONEXÕES DE PVC LINHA ESGOTO TIGRE;
- DAR NO MÍNIMO 1% DE CAIMENTO PARA OS RALOS;
- PARA INSTALAR LOUÇAS CONSULTAR AINDA O PROJETO DE ARQUITETURA;

PROPRIETÁRIO:	PREFEITURA MUNICIPAL DE ITAPEKERICA	18.308.742/0001-44 CNPJ
RESPONSÁVEL TÉCNICO:	ADRIANA COSTA FONSECA	201.544/D CREA

TÍTULO:
PROJETO EXECUTIVO HIDROSSANITÁRIO
REFORMA DO CENTRO POLIESPORTIVO DE MARILÂNDIA
"MÁRIO ANTÔNIO CASSIANO"

CONTÉM:
- PLANTA BAIXA;
- DETALHES E NOTAS.

	ENDEREÇO: RUA AMÉRICO VESPÓCIO, s/n - DISTRITO DE MARILÂNDIA - ITAPECERICA - MG	LOTE -	ÁREAS: ÁREA CONSTRUÍDA 741,09m ²
	RICARDO CANABRAVA (37)99932 78 02	DATA: MAIO/2018	ESCALA: INDICADA