



Legenda	
	Entrada de serviço aérea - Saída aérea
	Interruptor fotoelétrico
	Luminária p/ lâmp. halógena refletora - sobrepor
	Luminária p/ lâmp. incand. comum - embutir
	Luminária p/ lâmp. incand. comum - poste
	Quadro de distribuição - embutir a 1,50m do piso
	Tomada universal 2P+T a 0,30m do piso

Quadro de Cargas (QD1)						
Circuito	Descrição	V (V)	Pot. total (W)	Fases	Seção (mm2)	Disj (A)
1	ILUMINAÇÃO PRAÇA	127 V	900	R	2,5	10,0
2	ILUMINAÇÃO CRUZEIRO PRAÇA	127 V	400	R	2,5	10,0
3	ILUMINAÇÃO REFLETOR E CRUZEIRO	127 V	200	R	2,5	10,0
4	ILUMINAÇÃO PASSEIO	127 V	500	R	2,5	10,0
5	TOMADA PRAÇA	127 V	600	R	4,0	10,0
6	TOMADA 2 PRAÇA	127 V	600	R	4,0	10,0
TOTAL			3200	R		

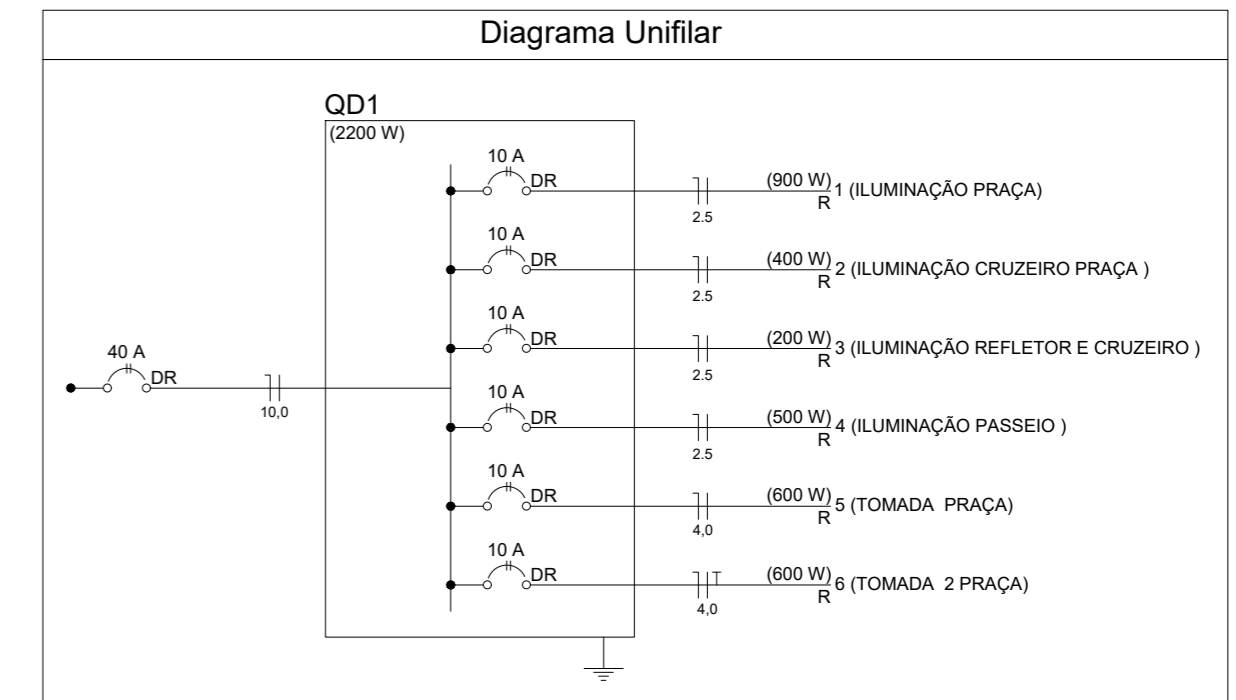

Quadro de Demanda (QD1)			
Tipo de carga	Potência instalada (kVA)	Fator de demanda (%)	Demanda (kVA)
Iluminação e TUG's (Áreas comuns, praças)	3,20	100	3,20
TOTAL			3,20

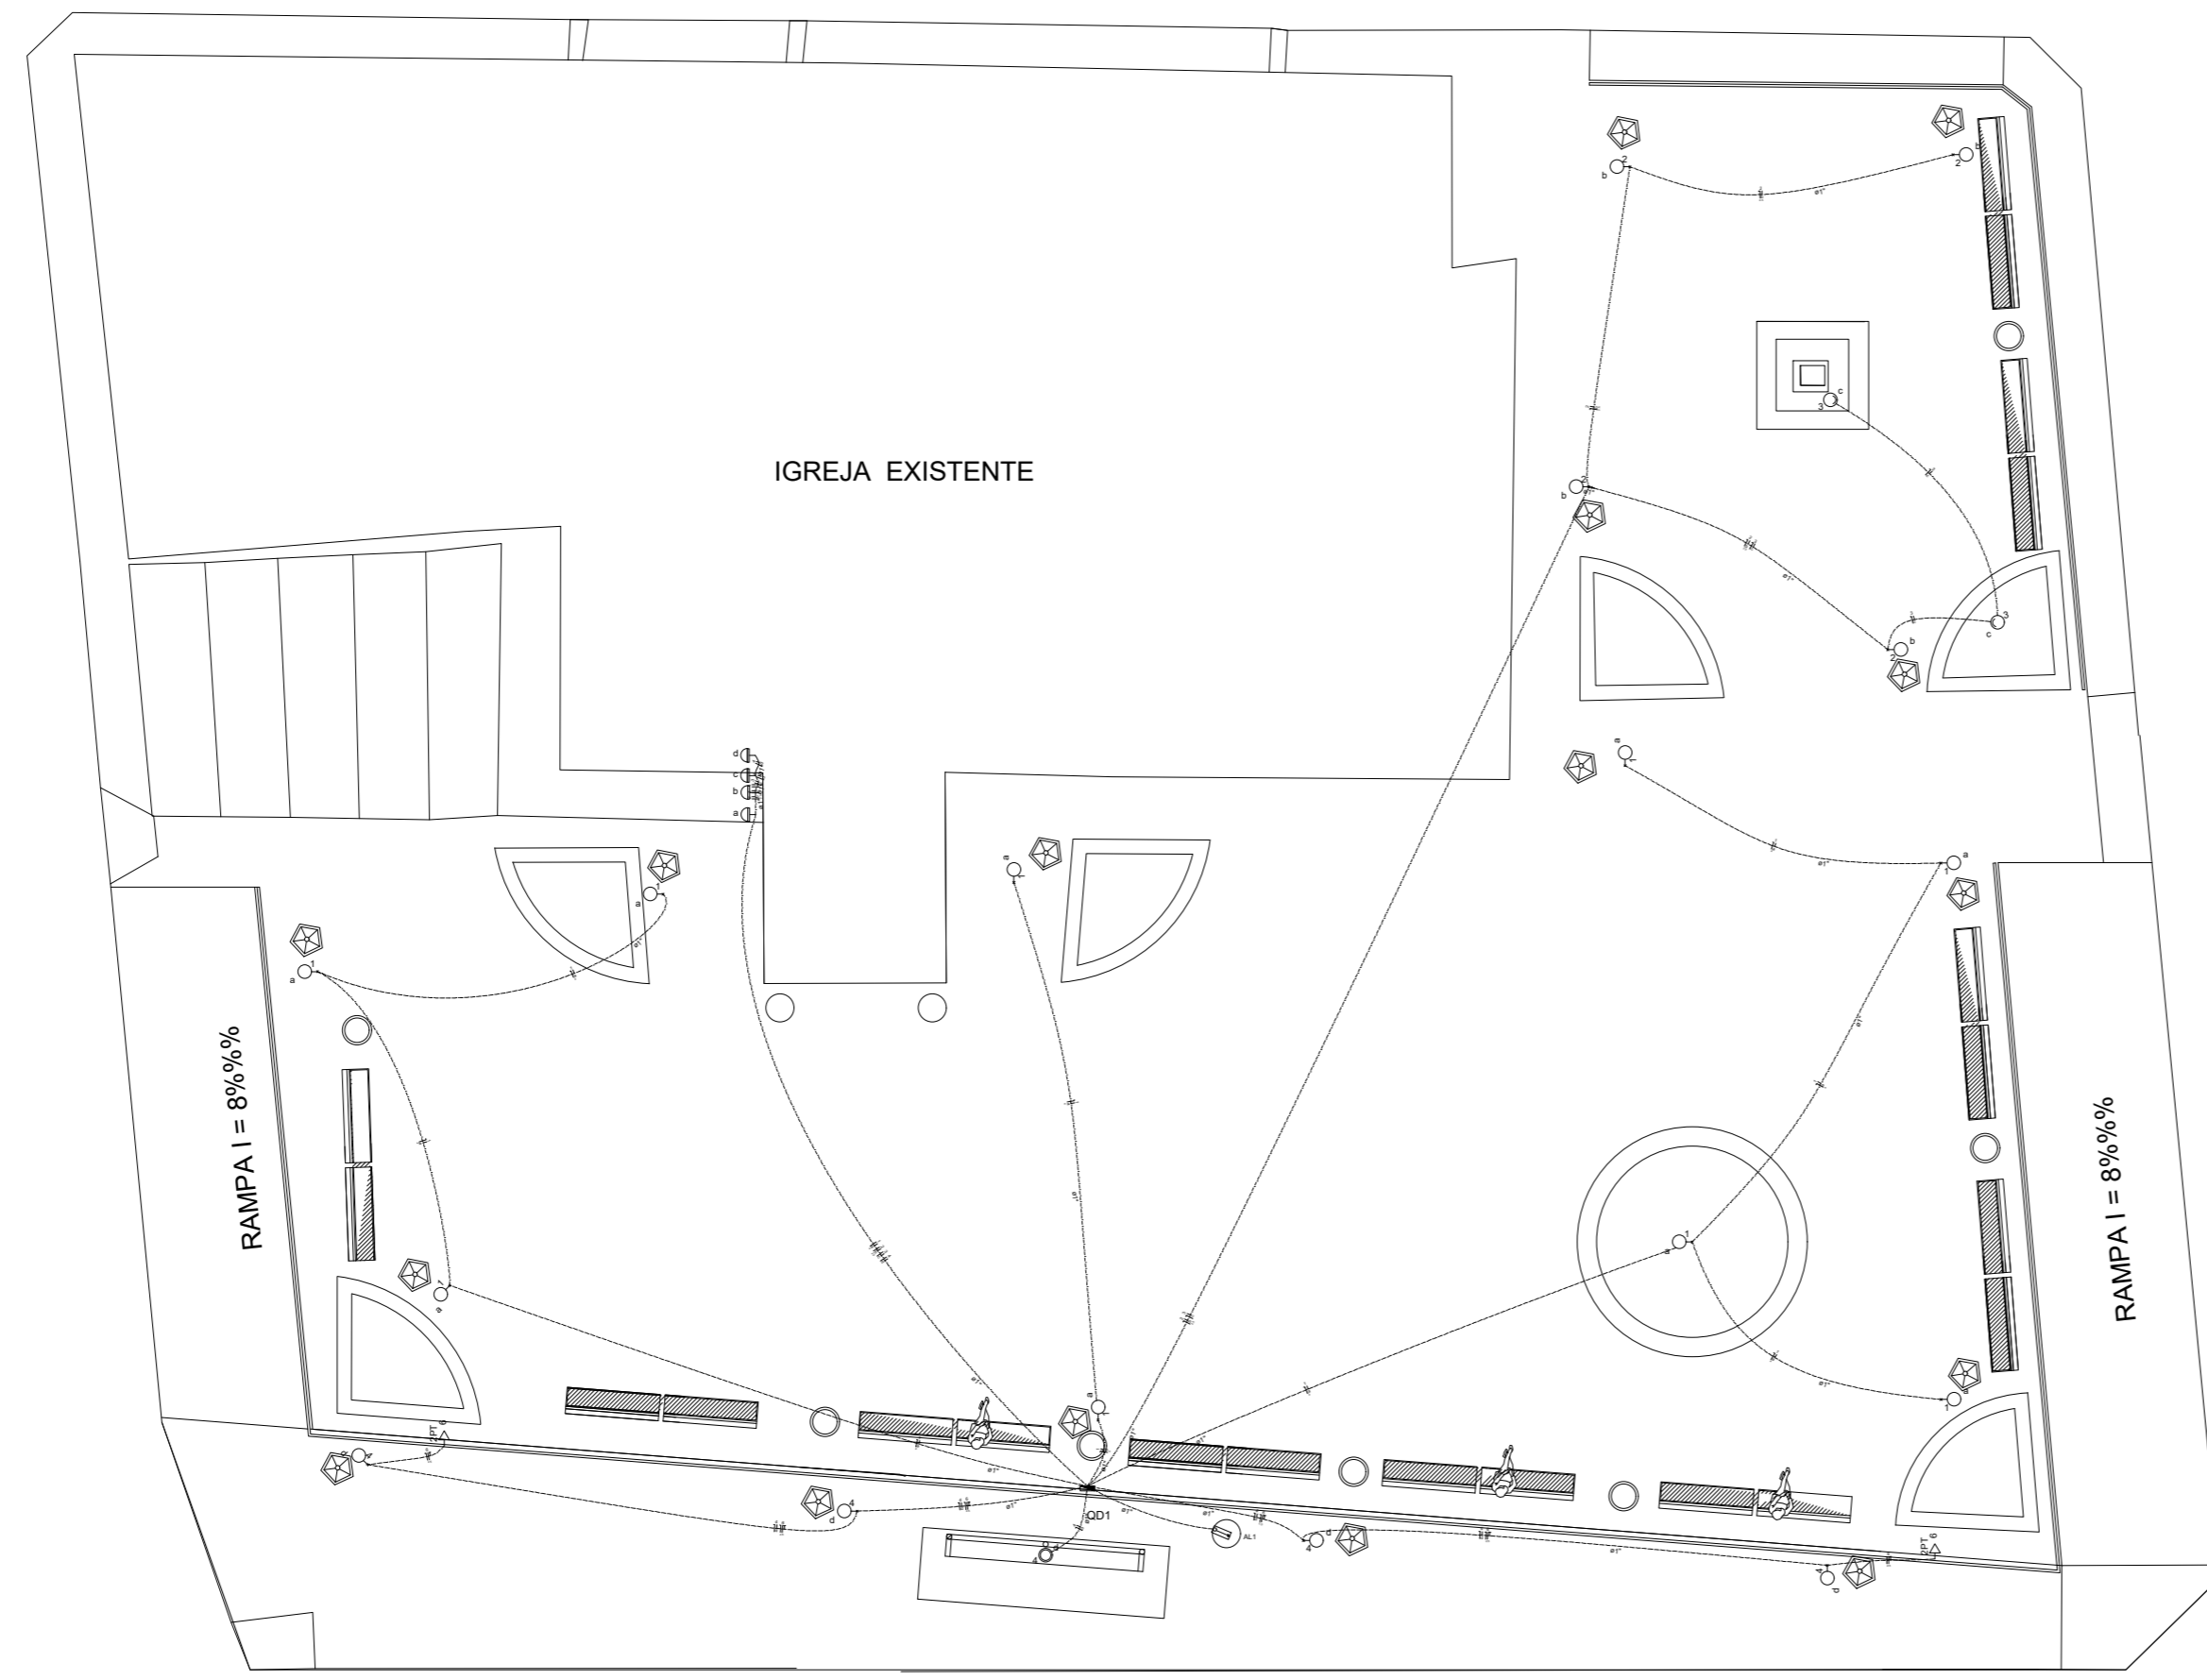

PLANTA BAIXA
ESCALA: 1/500

APROVAÇÃO	PARA USO DOS SETORES DE FISCALIZAÇÃO		
CONTRATANTE	 PROPRIETÁRIO DO PROJETO	CONTRATANTE: MUNICÍPIO DE ITAPEVERICA/MG CNPJ: 18.308.742/0001-44 ENDEREÇO: RUA VIGÁRIO ANTUNES, 155, CENTRO - CEP: 35.550-000 TELEFONE: (37) 3341-8500	ASSINATURA DO PROPRIETÁRIO/ REPRESENTANTE LEGAL: WIRLEY RODRIGUES REIS PREFEITO MUNICIPAL
		CONTRATADA: ESCALA SOLUÇÕES EM EM PROJETOS EIRELI-ME CNPJ: 28.169.058/0001-93 ENDEREÇO: RUA JUSSARA, N.º 196, LOJA 3 CENTRO - CEP: 35.604-000 TELEFONE: (37) 99136-7091	ASSINATURA DO RESPONSÁVEL TÉCNICO: THAMILIA ISRAEL DOS REIS ENGENHEIRA CIVIL - CREA 162.450/D ART VINCULADA: 5511523
PROJETO	PRAÇA BOM JESUS - PROJETO ELÉTRICO ENDEREÇO: PRAÇA BOM JESUS - BAIRRO BOM JESUS ITAPEVERICA - MG		
	CADASTRO TÉCNICO QUADRO DE ÁREAS 3,20 KW	DATA: 27/05/2019 ESCALA: INDICADA COTAS: METROS	ÚLT. REVISÃO: 16/10/2019 FOLHA: 01/01
	PEÇAS GRÁFICAS: PLANTA BAIXA E DETALHES		