


- SIMBOLOGIA**
- TUBULAÇÃO DE ÁGUA FRIA – PVC
 - ⊕ JOELHO 90° PVC
 - ⊕ TE 90° PVC
 - ➔ SENTIDO DO FLUXO
 - ⊗ CAXA SIFONADA 150x150x50 mm

- ABREVIATURAS**
- AF ÁGUA FRIA
 - RG REGISTRO DE GAVETA
 - VS VASO SANITÁRIO
 - LV LAVATÓRIO
 - CH CHUVEIRO
 - VDM VALVULA DE DESCARGA MICTÓRIO
 - TOR TORNEIRA

PONTOS DE ÁGUA
ALTURA EM RELAÇÃO AO PISO

VASO SANITÁRIO CAXA ACOPLADA	0,20 m
LAVATÓRIO	0,60 m
REGISTRO DE GAVETA	1,80 m
PIA	1,05 m
TORNEIRA	0,30 m
TANQUE DE LAVAR ROUPA	1,05 m

PLANTA BAIXA
escala 1:50

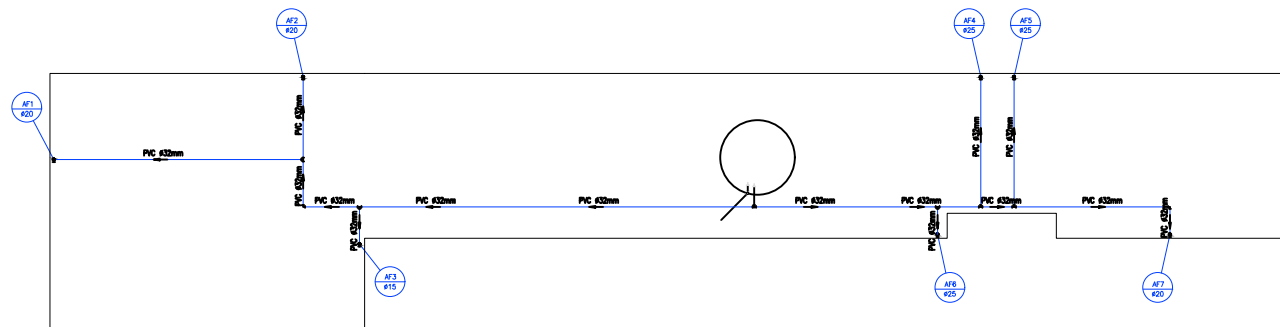


PLANTA DE COBERTURA
escala 1:50

PROPRIETÁRIO: PREFEITURA MUNICIPAL DE ITAPEDEIRA CNPJ 18.308.742/0001-44

RESPONSÁVEL TÉCNICO: MNRWA CREA 100000/D

TÍTULO: PROJETO HIDROSSANITÁRIO REFORMA DA ESCOLA MUNICIPAL SEVERO RIBEIRO

CONTEÚDO: PLANTA BAIXA - PLANTA DE COBERTURA - DETALHES

	ENDEREÇO: RUA MAJOR ESPRITO LUIZ DE CERQUEIRA, Nº 21, CENTRO ITAPEDEIRA - RJ	LOTE: -	ÁREAS: -
	DATA: JUNHO/2018	ESCALA: INDICADA	QUADRA: -
RICARDO CAMARINHA (37)99632 78 02		FOLHAS: 01/04	