



DET. S1

PLANTA BAIXA
escala 1:25

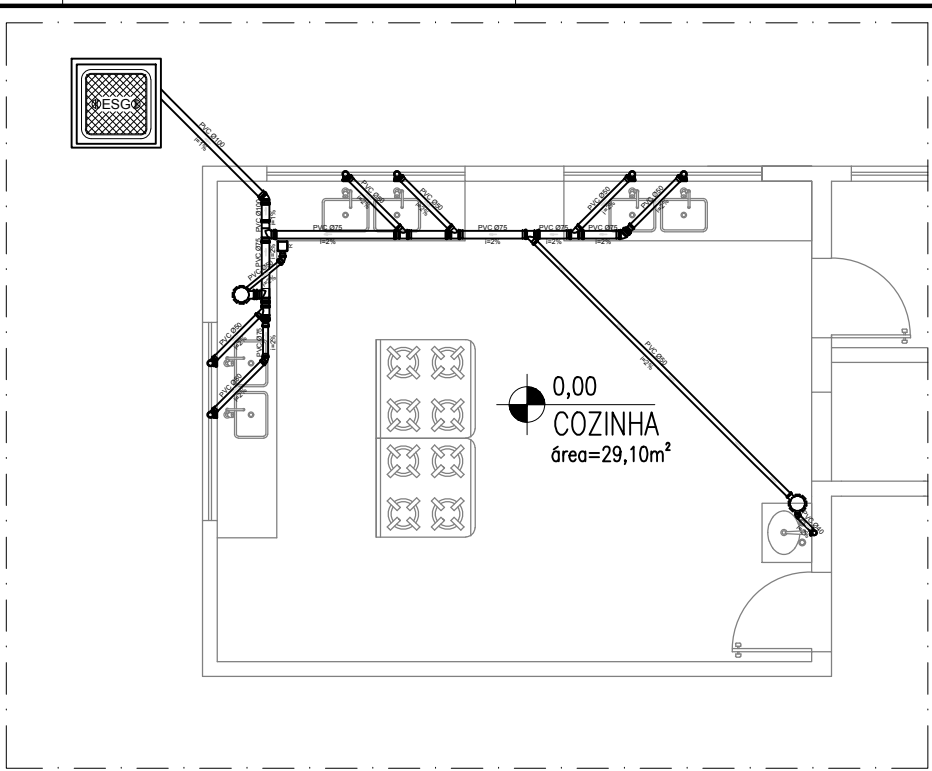

DET. S1
escala 1:25

0,00
COZINHA
área=29,10m²

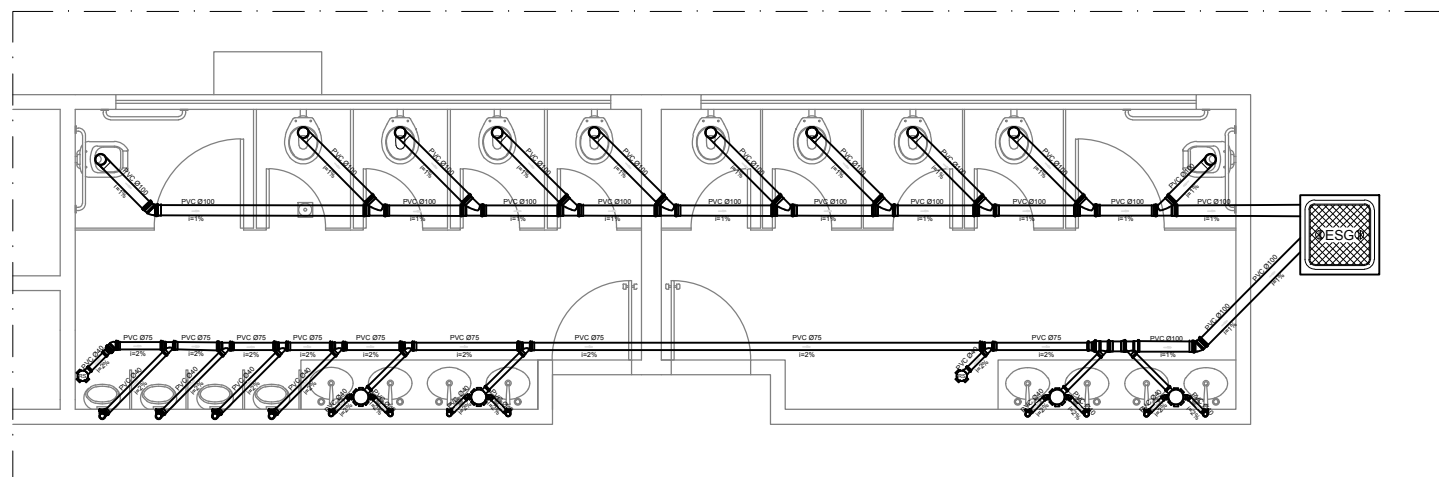

DET. S2
escala 1:25

PROPRIETÁRIO: PREFEITURA MUNICIPAL DE ITAPEZERICA		18.308.742/0001-44 CNPJ
RESPONSÁVEL TÉCNICO: MARINA		1000001/D CREA
TÍTULO: PROJETO HIDROSSANITÁRIO REFORMA DA ESCOLA MUNICIPAL SEVERO RIBEIRO		
ENDEREÇO: RUA MAJOR EGÍDIO LUIZ DE CERQUEIRA, Nº 21, CENTRO ITAPEZERICA - RJ		LOTE: - ÁREA: ÁREA CONSTRUÍDA 1000m ²
RICARDO CAMARUARA (37)99832 78 02 Engenheiro	DATA: JUNHO/2018	ESCALA: INDICADA FOLHAS: 03/04