

PLANTA BAIXA
escala 1:50

- SIMBOLOGIA**
- TUBULAÇÃO DE ÁGUA FRIA – PVC
 - ⊕ JOELHO 90° PVC
 - ⊕ TE 90° PVC
 - ➔ SENTIDO DO FLUXO
 - ⊙ CAXA SIFONADA 150x150x50 mm

- ABREVIATURAS**
- AF ÁGUA FRIA
 - RG REGISTRO DE GAVETA
 - VS VASO SANITÁRIO
 - LV LAVATÓRIO
 - CH CHUVEIRO
 - VDM VALVULA DE DESCARGA MICTÓRIO
 - TOR TORNEIRA

PONTOS DE ÁGUA
ALTURA EM RELAÇÃO AO PISO

VASO SANITÁRIO CAXA ACOPLADA	0,20 m
LAVATÓRIO	0,60 m
REGISTRO DE GAVETA	1,80 m
PIA	1,05 m
TORNEIRA	0,30 m
TANQUE DE LAVAR ROUPA	1,05 m

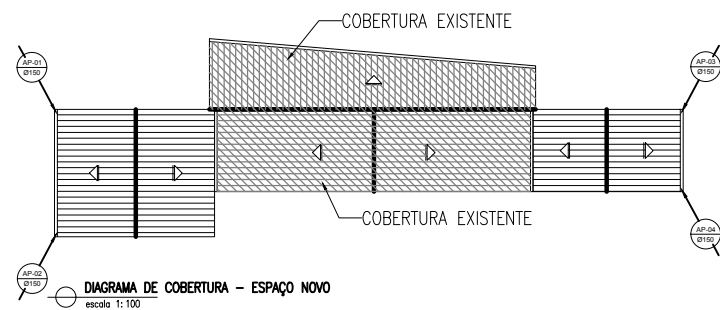



DIAGRAMA DE COBERTURA - ESPAÇO NOVO
escala 1:100

PROPRIETÁRIO: PREFEITURA MUNICIPAL DE ITAPEDEIRA		18.308.742/0001-44 CNPJ
RESPONSÁVEL TÉCNICO: MINWA		1000001/D CREA
TÍTULO: PROJETO HIDROSSANITÁRIO REFORMA DA ESCOLA MUNICIPAL SEVERO RIBEIRO		
CONTEÚO: - PLANTA BAIXA - ÁGUA - PLANTA DE COBERTURA		ÁREAS: LOTE - QUADRA - ÁREA CONSTRUIDA 1000m²
 RUA MAJOR ESPRITO LUIZ DE CERQUEIRA, N.º 21, CENTRO ITAPEDEIRA - RJ	DATA: JUNHO/2018 ESCALA: INDICADA	FOLHAS: 04/04
RICARDO CAMARARA (37)99632 78 02		