
 
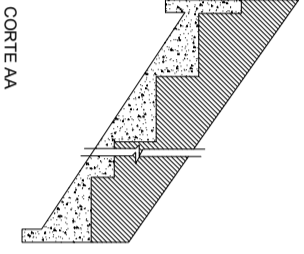


PLANTA BAIXA
ESCALA: 1/500

ESCALADA DESCIDA DE ÁGUA SEM ESCALA




CAIXA DE LIGAÇÃO E PASSAGEM SEM ESCALA

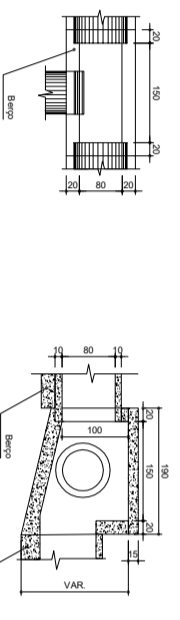


CORTEAA

BOCA DE LOBO

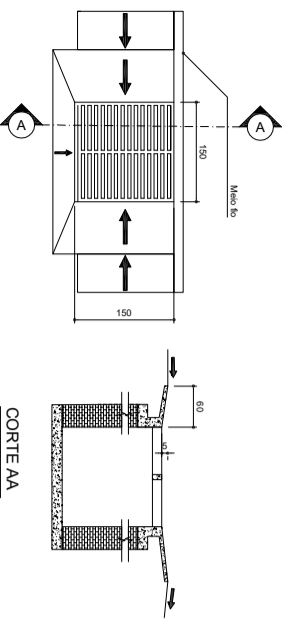

SITUAÇÃO

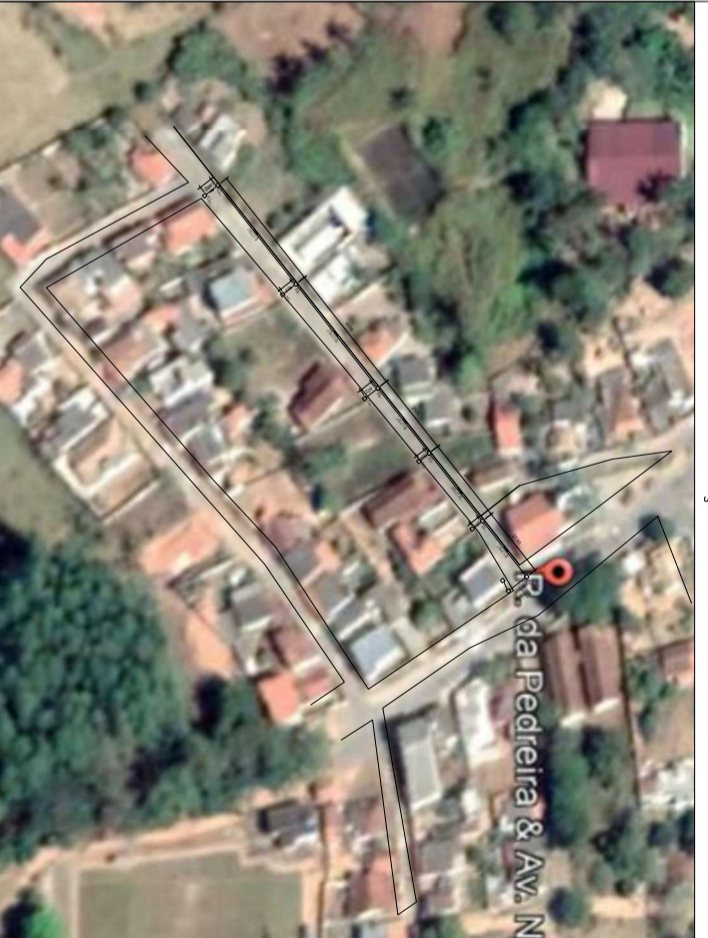

USO DA PREFEITURA

PROJETADEIRO:	CPF 7032
PREFEITURA MUNICIPAL DE ITAPERERICA	18.308.742/0001-44
RT:	CAU
PROJETO	
DETALHE PLANTA BAIXA E SITUAÇÃO - RUA DA PEDREIRA	
ESCALADA DESCIDA DE ÁGUA, BOCA DE LOBO E CAIXA DE LIGAÇÃO E PASSAGEM	
UBRILCO	
TÍTULO REDE DE DRENAGEM URBANA PLUVIAL NO MUNICÍPIO DE ITAPERERICA MG	
ENGENHEIRO	RUA MARIA DE LOURDES MEDEIROS
RUA DA PEDREIRA - BAIRRO BOA VIAGEM	
DATA	22/12/2020
ESCALA	INDICADA
COMPRIMENTO DA REDE	61,20m
ANO	