

LEGENDA PONTOS	
	UNIDADE EVAPORADORA H=2,20m - CX. 4"X4"
	UNIDADE CONDENSADORA H=2,20m - CX. 4"X4"
	TOMADA ALTA A 2.10 DO PISO.
	CX. 15X15X15cm
PVAC	PREVISÃO PARA AR CONDICIONADO


**NOTAS:**

- MATERIAL:  
-TUBULAÇÕES PARA INTERLIGAÇÃO DOS EQUIPAMENTOS:  
COBRE PARA GÁS  
ELETRODUTO DE PVC PARA CONDULETE PARA ENERGIA.  
-TUBULAÇÃO PARA DRENO - PVC SOLDÁVEL DE 32 mm

- TRABALHAR ESTE PROJETO JUNTAMENTE COM O ELÉTRICO.

- SEGUIR ORIENTAÇÕES ESPECÍFICAS DO FABRICANTE.

MÁQUINA	QUADRO	POTÊNCIA MAX	FIO P/ 110	FIO P/ 220	DIST. P/110	DIST. P/220
AC1	QD.5	3.000 W	6,00 M²	4,00 M²	32A	25A
AC2	QD.6	1.300 W	2,5 M²	4,00 M²	20A	20A
AC3	QD.6	1.300 W	2,5 M²	4,00 M²	20A	20A
AC4	QD.6	2.000 W	4,00 M²	4,00 M²	25A	25A
AC5-PREVISÃO	QD.1	2.000 W	-	-	-	-
AC6-PREVISÃO	QD.1	2.000 W	-	-	-	-
AC7-PREVISÃO	QD.2	1.300 W	-	-	-	-
AC8-PREVISÃO	QD.2	1.300 W	-	-	-	-
AC9-PREVISÃO	QD.3	1.300 W	-	-	-	-
AC10-PREVISÃO	QD.3	1.300 W	-	-	-	-
AC11-PREVISÃO	QD.4	2.000 W	-	-	-	-
AC12-PREVISÃO	QD.4	2.000 W	-	-	-	-
AC13-PREVISÃO	QD.5	1.300 W	-	-	-	-

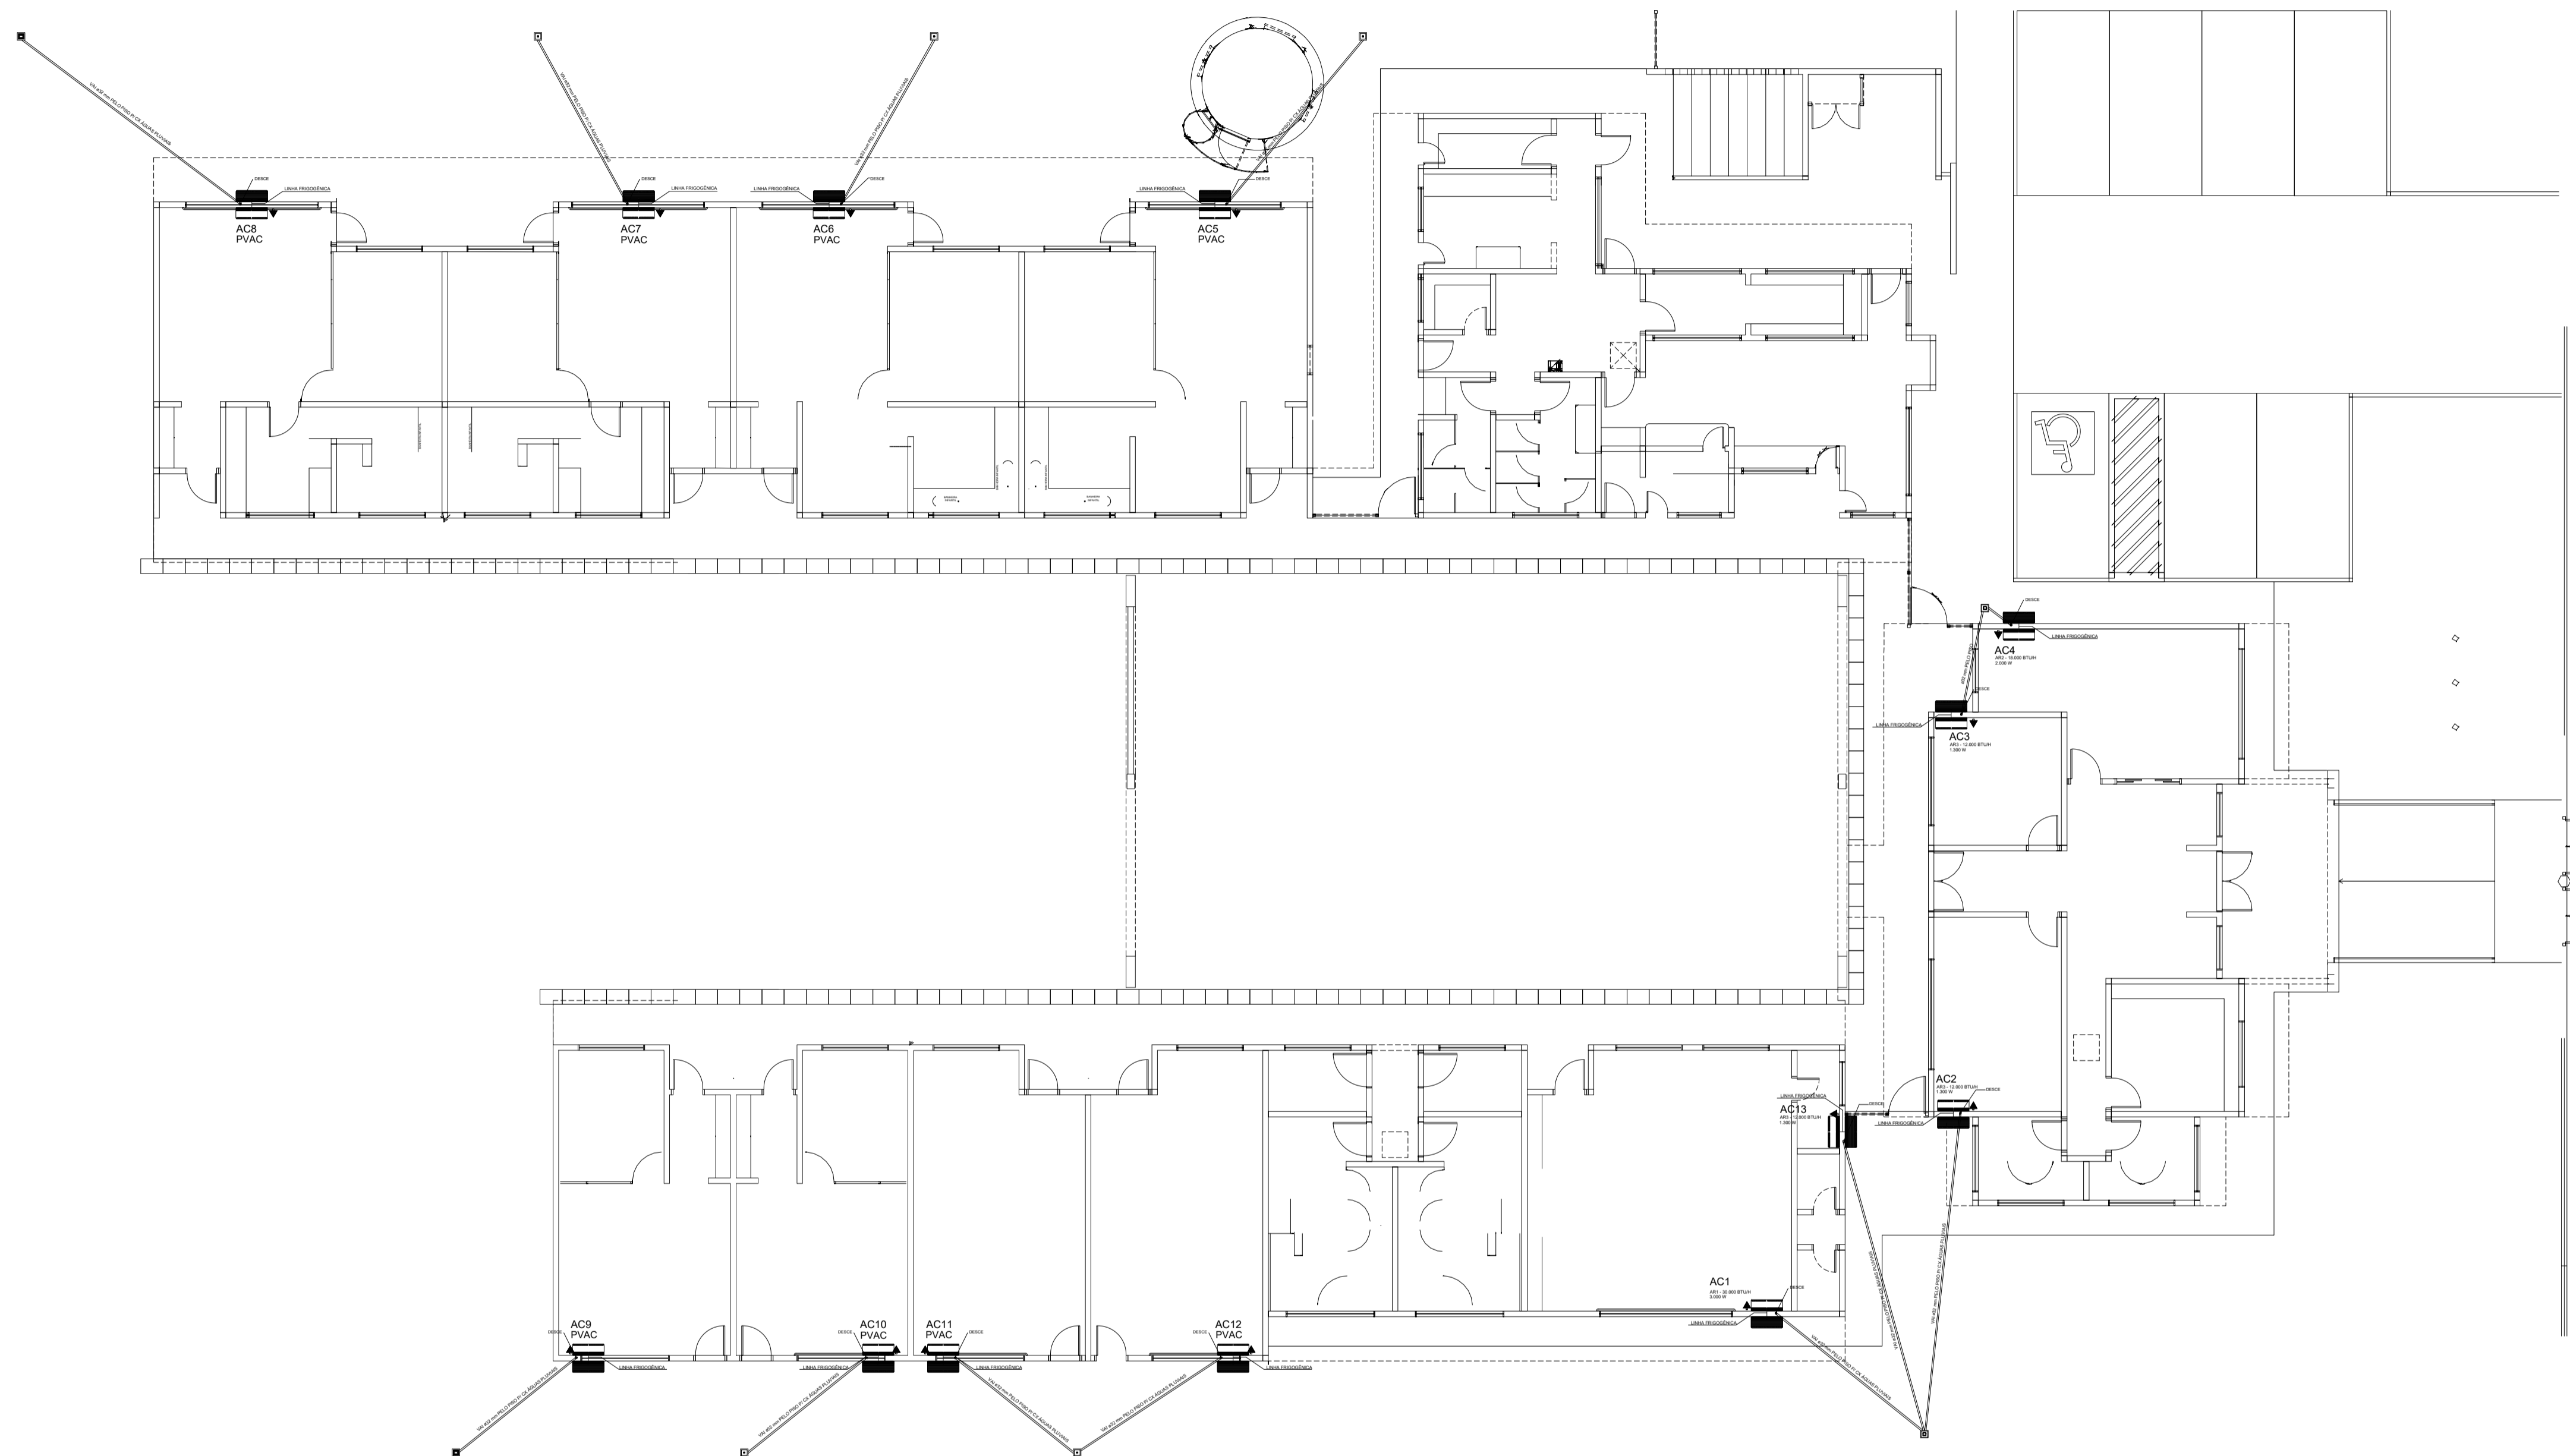

**PLANTA BAIXA**

ESCALA: SEM ESCALA

<b>APROVAÇÃO</b> PARA USO DOS SETORES DE FISCALIZAÇÃO			
<b>CONTRATANTE</b> PROPRIETÁRIO DO PROJETO		<b>CONTRATANTE:</b> MUNICÍPIO DE ITAÍPECERICA/MG CNPJ: 18.308.742/0001-44 ENDEREÇO: RUA VIGÁRIO ANTUNES, 155, CENTRO - CEP: 35.550-000 TELEFONE: (37) 3341-8500	ASSINATURA DO PROPRIETÁRIO/ REPRESENTANTE LEGAL:  WIRLEY RODRIGUES REIS PREFEITO MUNICIPAL
<b>CONTRATADA</b> RESPONSABILIDADE TÉCNICA		<b>CONTRATADA:</b> ESCALA SOLUÇÕES EM PROJETOS EIRELI-ME CNPJ: 28.169.056/0001-93 ENDEREÇO: PRAÇA DA MATRIZ, 30, LOJA 30A CENTRO - CEP: 35.604-000 TELEFONE: (37) 99136-7091	ASSINATURA DO RESPONSÁVEL TÉCNICO:  THAMILA ISRAEL DOS REIS ENGENHEIRA CIVIL - CREA 162.450/D ART VINCULADA: 5756526
<b>PROJETO</b> CADASTRO TÉCNICO	<b>PROJETO DE CLIMATIZAÇÃO</b>		
	ENDEREÇO: RUA DR. FLÁVIO, S/N° BAIRRO JARDIM DAS ACÁCIAS		
	QUADRO DE ÁREAS: ÁREA TOTAL DO EMPREENDIMENTO: 991,05m²	DATA: 10/12/2018	ÚLT. REVISÃO:
	PEÇAS GRÁFICAS: <b>BLOCOS GERAIS</b> PLANTA BAIXA	ESCALA: 1:50 COTAS: METROS	FOLHA: <b>01/01</b>