


1 AMPLIAÇÃO 01
ESCALA: 1:25

LEGENDA

	PV - POÇO DE VISITA - ESGOTO	CS	CAIXA SIFONADA
	CI - CAIXA DE INSPEÇÃO	RS	RALO SIFONADO
	CGE - CAIXA DE GORDURA ESPECIAL	R	RALO SECO
	INDICA TUBO DE VENTILAÇÃO	CGE	CAIXA DE GORDURA ESPECIAL
	INDICA TUBULAÇÃO DE ESGOTO PRIMÁRIO	CSS	CAIXA SIFONADA DE SABÃO
	INDICA TUBULAÇÃO DE ESGOTO SECUNDÁRIO	i=	INCLINAÇÃO (%)
	INDICA TUBULAÇÃO DE COLUNA DE VENTILAÇÃO	MLR	MÃO DE LAVAR ROUPA
	INDICA SENTIDO DO FLUXO DA TUBULAÇÃO	MLL	MÃO DE LAVAR LOUÇAS
		VS	VASO SANITÁRIO
		PC	PIA DE COZINHA
		CT	COTA DE TOPO
		CF	COTA DE FUNDO
		UHC	UNIDADE DE HUNTER DE CONTRIBUIÇÃO
		CI	CAIXA DE INSPEÇÃO
		PV	POÇO DE VISITA

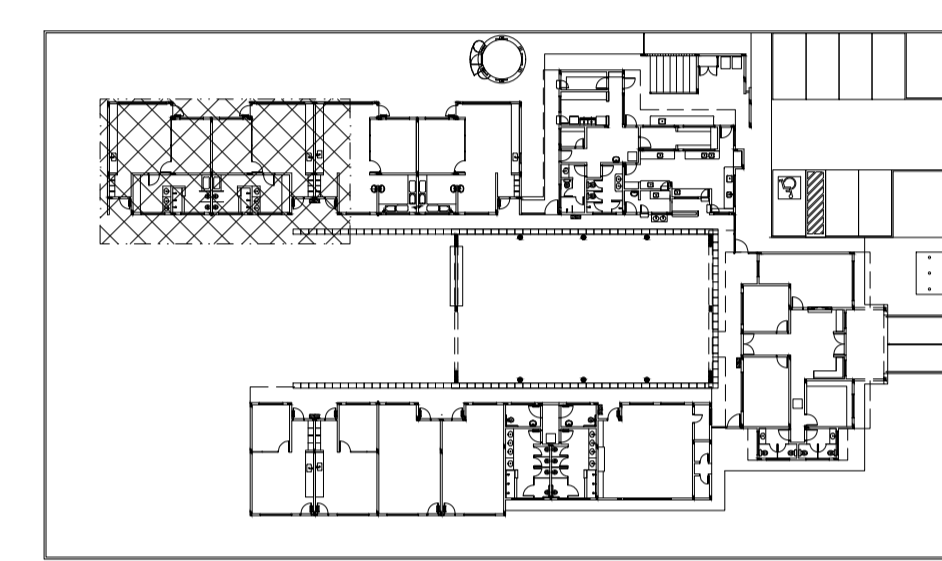

2 PLANTA CHAVE
ESCALA: 1:500

APROVAÇÃO

PARA LISO DOS SETORES DE FISCALIZAÇÃO

CONTRATANTE PROPRIETÁRIO DO PROJETO		CONTRATANTE: MUNICÍPIO DE ITAPECERICA/MG CNPJ: 18.308.742/0001-44 ENDEREÇO: RUA VIGÁRIO ANTUNES, 155, CENTRO - CEP: 35.550-000 TELEFONE: (37) 3341-8500	ASSINATURA DO PROPRIETÁRIO/ REPRESENTANTE LEGAL: WIRLEY RODRIGUES REIS PREFEITO MUNICIPAL
	CONTRATADA RESPONSABILIDADE TÉCNICA	 ESCALA SOLUÇÕES EM PROJETOS EIRELI-ME CNPJ: 28.169.056/0001-93 ENDEREÇO: PRAÇA DA MATRIZ, 30, LOJA 30A CENTRO - CEP: 35.604-000 TELEFONE: (37) 99136-7091	ASSINATURA DO RESPONSÁVEL TÉCNICO: THAMILA ISRAEL DOS REIS ENGENHEIRA CIVIL - CREA 162.450/D ART VINCULADA: 5756526

INSTALAÇÕES DE ESGOTO SANITÁRIO

PROJETO CADASTRO TÉCNICO	ENDEREÇO: RUA DR. FLÁVIO, SN° BAIRRO JARDIM DAS ACÁCIAS		
	QUADRO DE ÁREAS: ÁREA TOTAL DO EMPREENDIMENTO: 991,05m²	DATA: 10/12/2018	ÚLT. REVISÃO:
	PEÇAS GRÁFICAS: BLOCO PEDAGÓGICO I - PLANTA BAIXA AMPLIAÇÃO	ESCALA: 1:25	COTAS: METROS
		FOLHA: 02/08	

960 mm x 594 mm