


**1 AMPLIAÇÃO 04**  
ESCALA: 1/25

**LEGENDA**

	PV - POÇO DE VISITA - ESGOTO	CS	CAIXA SIFONADA
	CI - CAIXA DE INSPEÇÃO	RS	RALO SIFONADO
	CGE - CAIXA DE GORDURA ESPECIAL	R	RALO SECO
	INDICA TUBO DE VENTILAÇÃO	CGE	CAIXA DE GORDURA ESPECIAL
	INDICA TUBULAÇÃO DE ESGOTO PRIMÁRIO	CSS	CAIXA SIFONADA DE SABÃO
	INDICA TUBULAÇÃO DE ESGOTO SECUNDÁRIO	j=	INCLINAÇÃO (%)
	INDICA TUBO DE VENTILAÇÃO	MLR	MÁQ. DE LAVAR ROUPA
	INDICA TUBULAÇÃO DE COLUNA DE VENTILAÇÃO	VS	VASO SANITÁRIO
	INDICA TUBULAÇÃO DE ESGOTO SECUNDÁRIO	PC	PIA DE COZINHA
		CT	COTA DE TOPO
		CF	COTA DE FUNDO
		UHC	UNIDADE DE HUNTER DE CONTRIBUIÇÃO
		CI	CAIXA DE INSPEÇÃO
		PV	POÇO DE VISITA
		Øxxx ---->	SENTIDO DO FLUXO DA TUBULAÇÃO

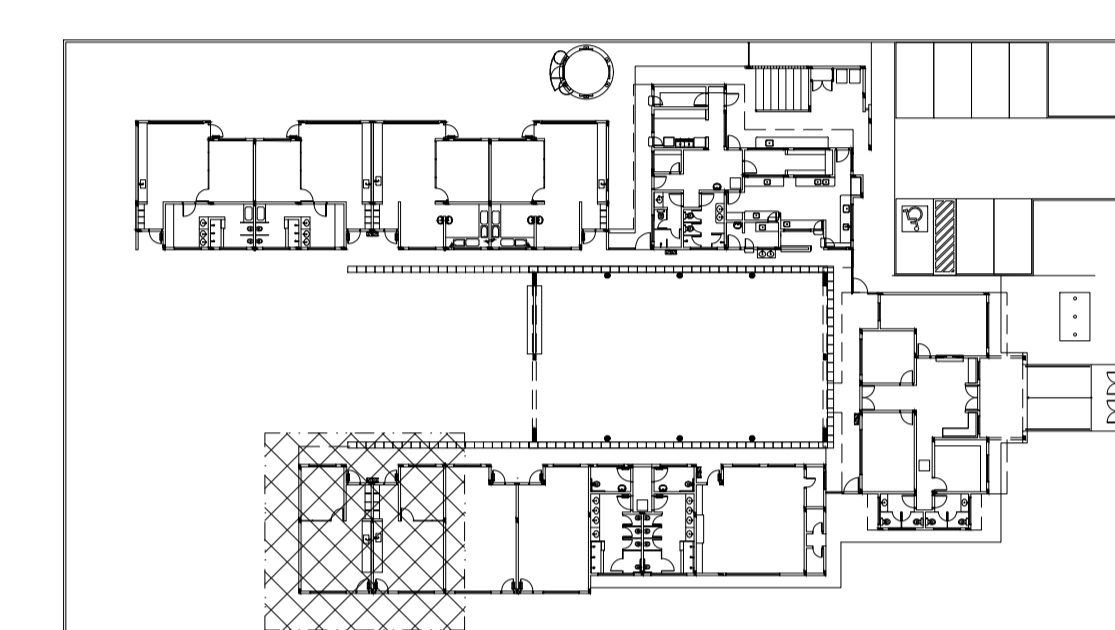

**2 PLANTA CHAVE**  
ESCALA: 1/500

<b>APROVAÇÃO</b>	PARA USO DOS SETORES DE FISCALIZAÇÃO		
	<b>CONTRATANTE</b>	PROPRIETÁRIO DO PROJETO	RESPONSABILIDADE TÉCNICA
<b>PROJETO</b>	CADASTRO TÉCNICO	<b>INSTALAÇÕES DE ESGOTO SANITÁRIO</b>	
		ENDEREÇO: RUA DR. FLÁVIO, S/N° BAIRRO JARDIM DAS ACÁCIAS	
QUADRO DE ÁREAS: ÁREA TOTAL DO EMPREENDIMENTO: 991,05m²		DATA: 10/12/2018	ÚLT. REVISÃO:
PEÇAS GRÁFICAS: BLOCO PEDAGÓGICO I - PLANTA BAIXA		ESCALA: 1:25	COTAS: METROS
841 mm x 594 mm		FOLHA:	<b>05/08</b>

<b>CONTRATANTE</b>	PROPRIETÁRIO DO PROJETO		CONTRATANTE: MUNICÍPIO DE ITAPECERICA/MG	ASSINATURA DO PROPRIETÁRIO/ REPRESENTANTE LEGAL:
			CNPJ: 18.308.742/0001-44	WIRLEY RODRIGUES REIS PREFEITO MUNICIPAL
ENDEREÇO: RUA VIGÁRIO ANTUNES, 155, CENTRO - CEP: 35.550-000 TELEFONE: (37) 3341-8500				
<b>CONTRATADA</b>	RESPONSABILIDADE TÉCNICA		CONTRATADA: ESCALA SOLUÇÕES EM PROJETOS EIRELI-ME	
			CNPJ: 28.169.056/0001-93	THAMILA ISRAEL DOS REIS ENGENHEIRA CIVIL - CREA 162.450/D
ENDEREÇO: PRAÇA DA MATRIZ, 30, LOJA 30A CENTRO - CEP: 35.604-000 TELEFONE: (37) 99136-7091	ART VINCULADA: 5756526			