


1 AMPLIAÇÃO 05
ESCALA: 1:25

LEGENDA

	PV - POÇO DE VISITA - ESGOTO	CS	CAIXA SIFONADA
		RS	RALO SIFONADO
		R	RALO SECO
	CI - CAIXA DE INSPEÇÃO	CGE	CAIXA DE GORDURA ESPECIAL
	CGE - CAIXA DE GORDURA ESPECIAL	CSS	CAIXA SIFONADA DE SABÃO
	INDICA TUBO DE VENTILAÇÃO	i=	INCLINAÇÃO (%)
	INDICA TUBULAÇÃO DE ESGOTO PRIMÁRIO	MLR	MÁQ. DE LAVAR ROUPA
	INDICA TUBULAÇÃO DE COLUNA DE VENTILAÇÃO	VS	VASO SANITÁRIO
	INDICA TUBULAÇÃO DE ESGOTO SECUNDÁRIO	PC	PIA DE COZINHA
		CT	COTA DE TOPO
		CF	COTA DE FUNDO
		UHC	UNIDADE DE HUNTER DE CONTRIBUIÇÃO
		CI	CAIXA DE INSPEÇÃO
		PV	POÇO DE VISITA
		Øxxx --->	SENTIDO DO FLUXO DA TUBULAÇÃO

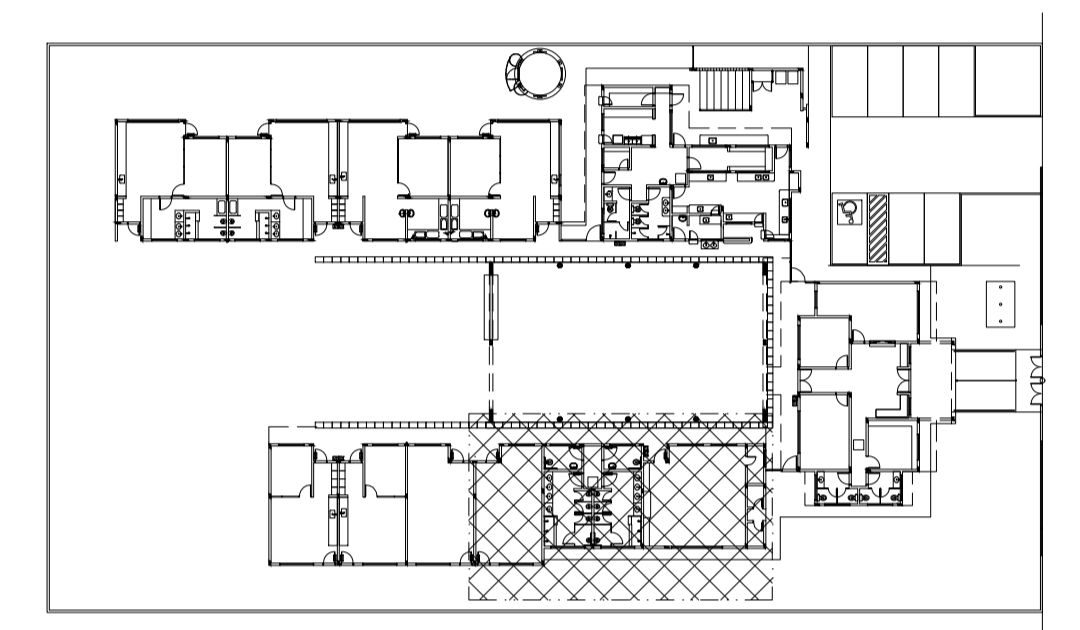

2 PLANTA CHAVE
ESCALA: 1:500

APROVAÇÃO
PARA USO DOS SETORES DE FISCALIZAÇÃO

CONTRATANTE
PROPRIETÁRIO DO PROJETO

CONTRATADA
RESPONSABILIDADE TÉCNICA

PROJETO
CADASTRO TÉCNICO

	CONTRATANTE: MUNICÍPIO DE ITAIPERICA/MG CNPJ: 18.308.742/0001-44 ENDEREÇO: RUA VIGÁRIO ANTUNES, 155, CENTRO - CEP: 35.550-000 TELEFONE: (37) 3341-8500	ASSINATURA DO PROPRIETÁRIO/ REPRESENTANTE LEGAL: WIRLEY RODRIGUES REIS PREFEITO MUNICIPAL
	CONTRATADA: ESCALA SOLUÇÕES EM PROJETOS EIRELI/ME CNPJ: 28.169.056/0001-93 ENDEREÇO: PRAÇA DA MATRIZ, 30, LOJA 30A CENTRO - CEP: 35.604-000 TELEFONE: (37) 99136-7091	ASSINATURA DO RESPONSÁVEL TÉCNICO: THAMILA ISRAEL DOS REIS ENGENHEIRA CIVIL - CREA 162.450/D ART VINCULADA: 5756526

INSTALAÇÕES DE ESGOTO SANITÁRIO		
ENDEREÇO: RUA DR. FLÁVIO, S/N° BAIRRO JARDIM DAS ACÁCIAS		
QUADRO DE ÁREAS: ÁREA TOTAL DO EMPREENDIMENTO: 991,05m²	DATA: 10/12/2018	ÚLT. REVISÃO:
PEÇAS GRÁFICAS: BLOCO MULTIUSO - PLANTA BAIXA	ESCALA: 1:25	COTAS: METROS
		FOLHA: 06/08
841 mm x 594 mm		