


1 AMPLIAÇÃO 06
ESCALA: 1/25

LEGENDA	
	PV - POÇO DE VISITA - ESGOTO
	CI - CAIXA DE INSPEÇÃO
	CGE - CAIXA DE GORDURA ESPECIAL
	INDICA TUBO DE VENTILAÇÃO
	INDICA TUBULAÇÃO DE ESGOTO PRIMÁRIO
	INDICA TUBULAÇÃO DE COLUNA DE VENTILAÇÃO
	INDICA TUBULAÇÃO DE ESGOTO SECUNDÁRIO
	CS CAIXA SIFONADA
	RS RALO SIFONADO
	R RALO SECO
	CGE CAIXA DE GORDURA ESPECIAL
	CSS CAIXA SIFONADA DE SABÃO
	j= INCLINAÇÃO (%)
	MLR MÁQ. DE LAVAR ROUPA
	MLL MÁQ. DE LAVAR LOUÇAS
	VS VASO SANITÁRIO
	PC PIA DE COZINHA
	CT COTA DE TOPO
	CF COTA DE FUNDO
	UHC UNIDADE DE HUNTER DE CONTRIBUIÇÃO
	CI CAIXA DE INSPEÇÃO
	PV POÇO DE VISITA
	Øxxx → SENTIDO DO FLUXO DA TUBULAÇÃO

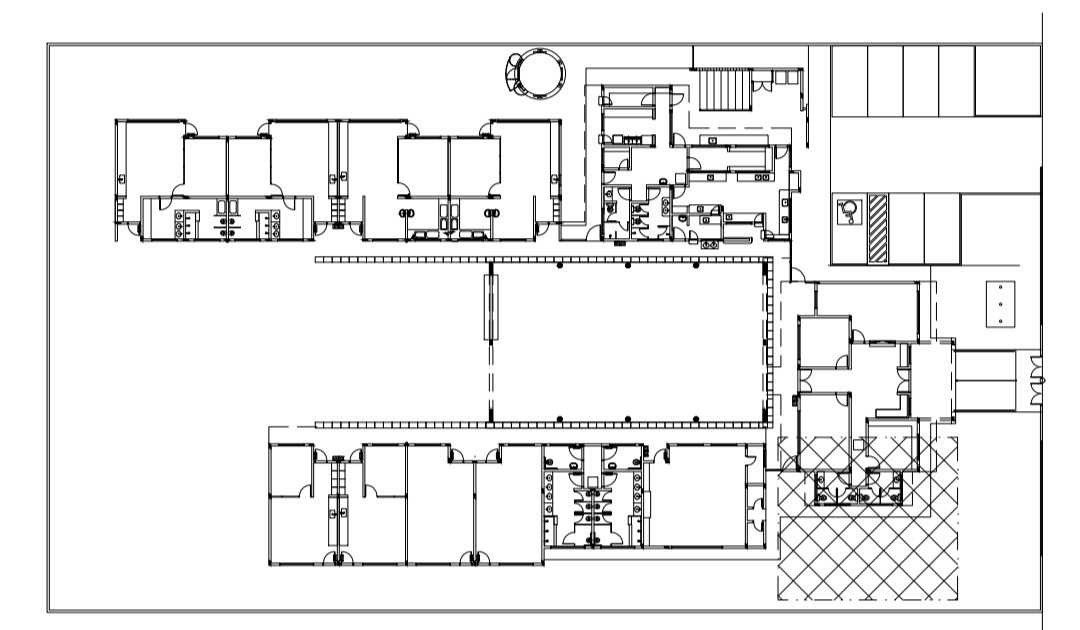

2 PLANTA CHAVE
ESCALA: 1/500

APROVAÇÃO PARA USO DOS SETORES DE FISCALIZAÇÃO			
CONTRATANTE PROPRIETÁRIO DO PROJETO		CONTRATANTE: MUNICÍPIO DE ITAPECERICA/MG CNPJ: 18.308.742/0001-44 ENDEREÇO: RUA VIGÁRIO ANTUNES, 155, CENTRO - CEP: 35.550-000 TELEFONE: (37) 3341-8500	ASSINATURA DO PROPRIETÁRIO/ REPRESENTANTE LEGAL: WIRLEY RODRIGUES REIS PREFEITO MUNICIPAL
CONTRATADA RESPONSABILIDADE TÉCNICA		CONTRATADA: ESCALA SOLUÇÕES EM PROJETOS URBANOS E RURAIS CNPJ: 28.169.056/0001-93 ENDEREÇO: PRAÇA DA MATRIZ, 30, LOJA 30A CENTRO - CEP: 35.604-000 TELEFONE: (37) 99136-7091	ASSINATURA DO RESPONSÁVEL TÉCNICO: THAMILA ISRAEL DOS REIS ENGENHEIRA CIVIL - CREA 162.450/D ART VINCULADA: 5756526
PROJETO CADASTRO TÉCNICO	INSTALAÇÕES DE ESGOTO SANITÁRIO		
	ENDEREÇO: RUA DR. FLÁVIO, S/N° BAIRRO JARDIM DAS ACÍCIAS		
	QUADRO DE ÁREAS: ÁREA TOTAL DO EMPREENDIMENTO: 991,05m²	DATA: 10/12/2018	ÚLT. REVISÃO:
	PEÇAS GRÁFICAS: BLOCO ADMINISTRATIVO - PLANTA BAIXA	ESCALA: 1:25	COTAS: METROS
		FOLHA:	07/08
	841 mm x 594 mm		